


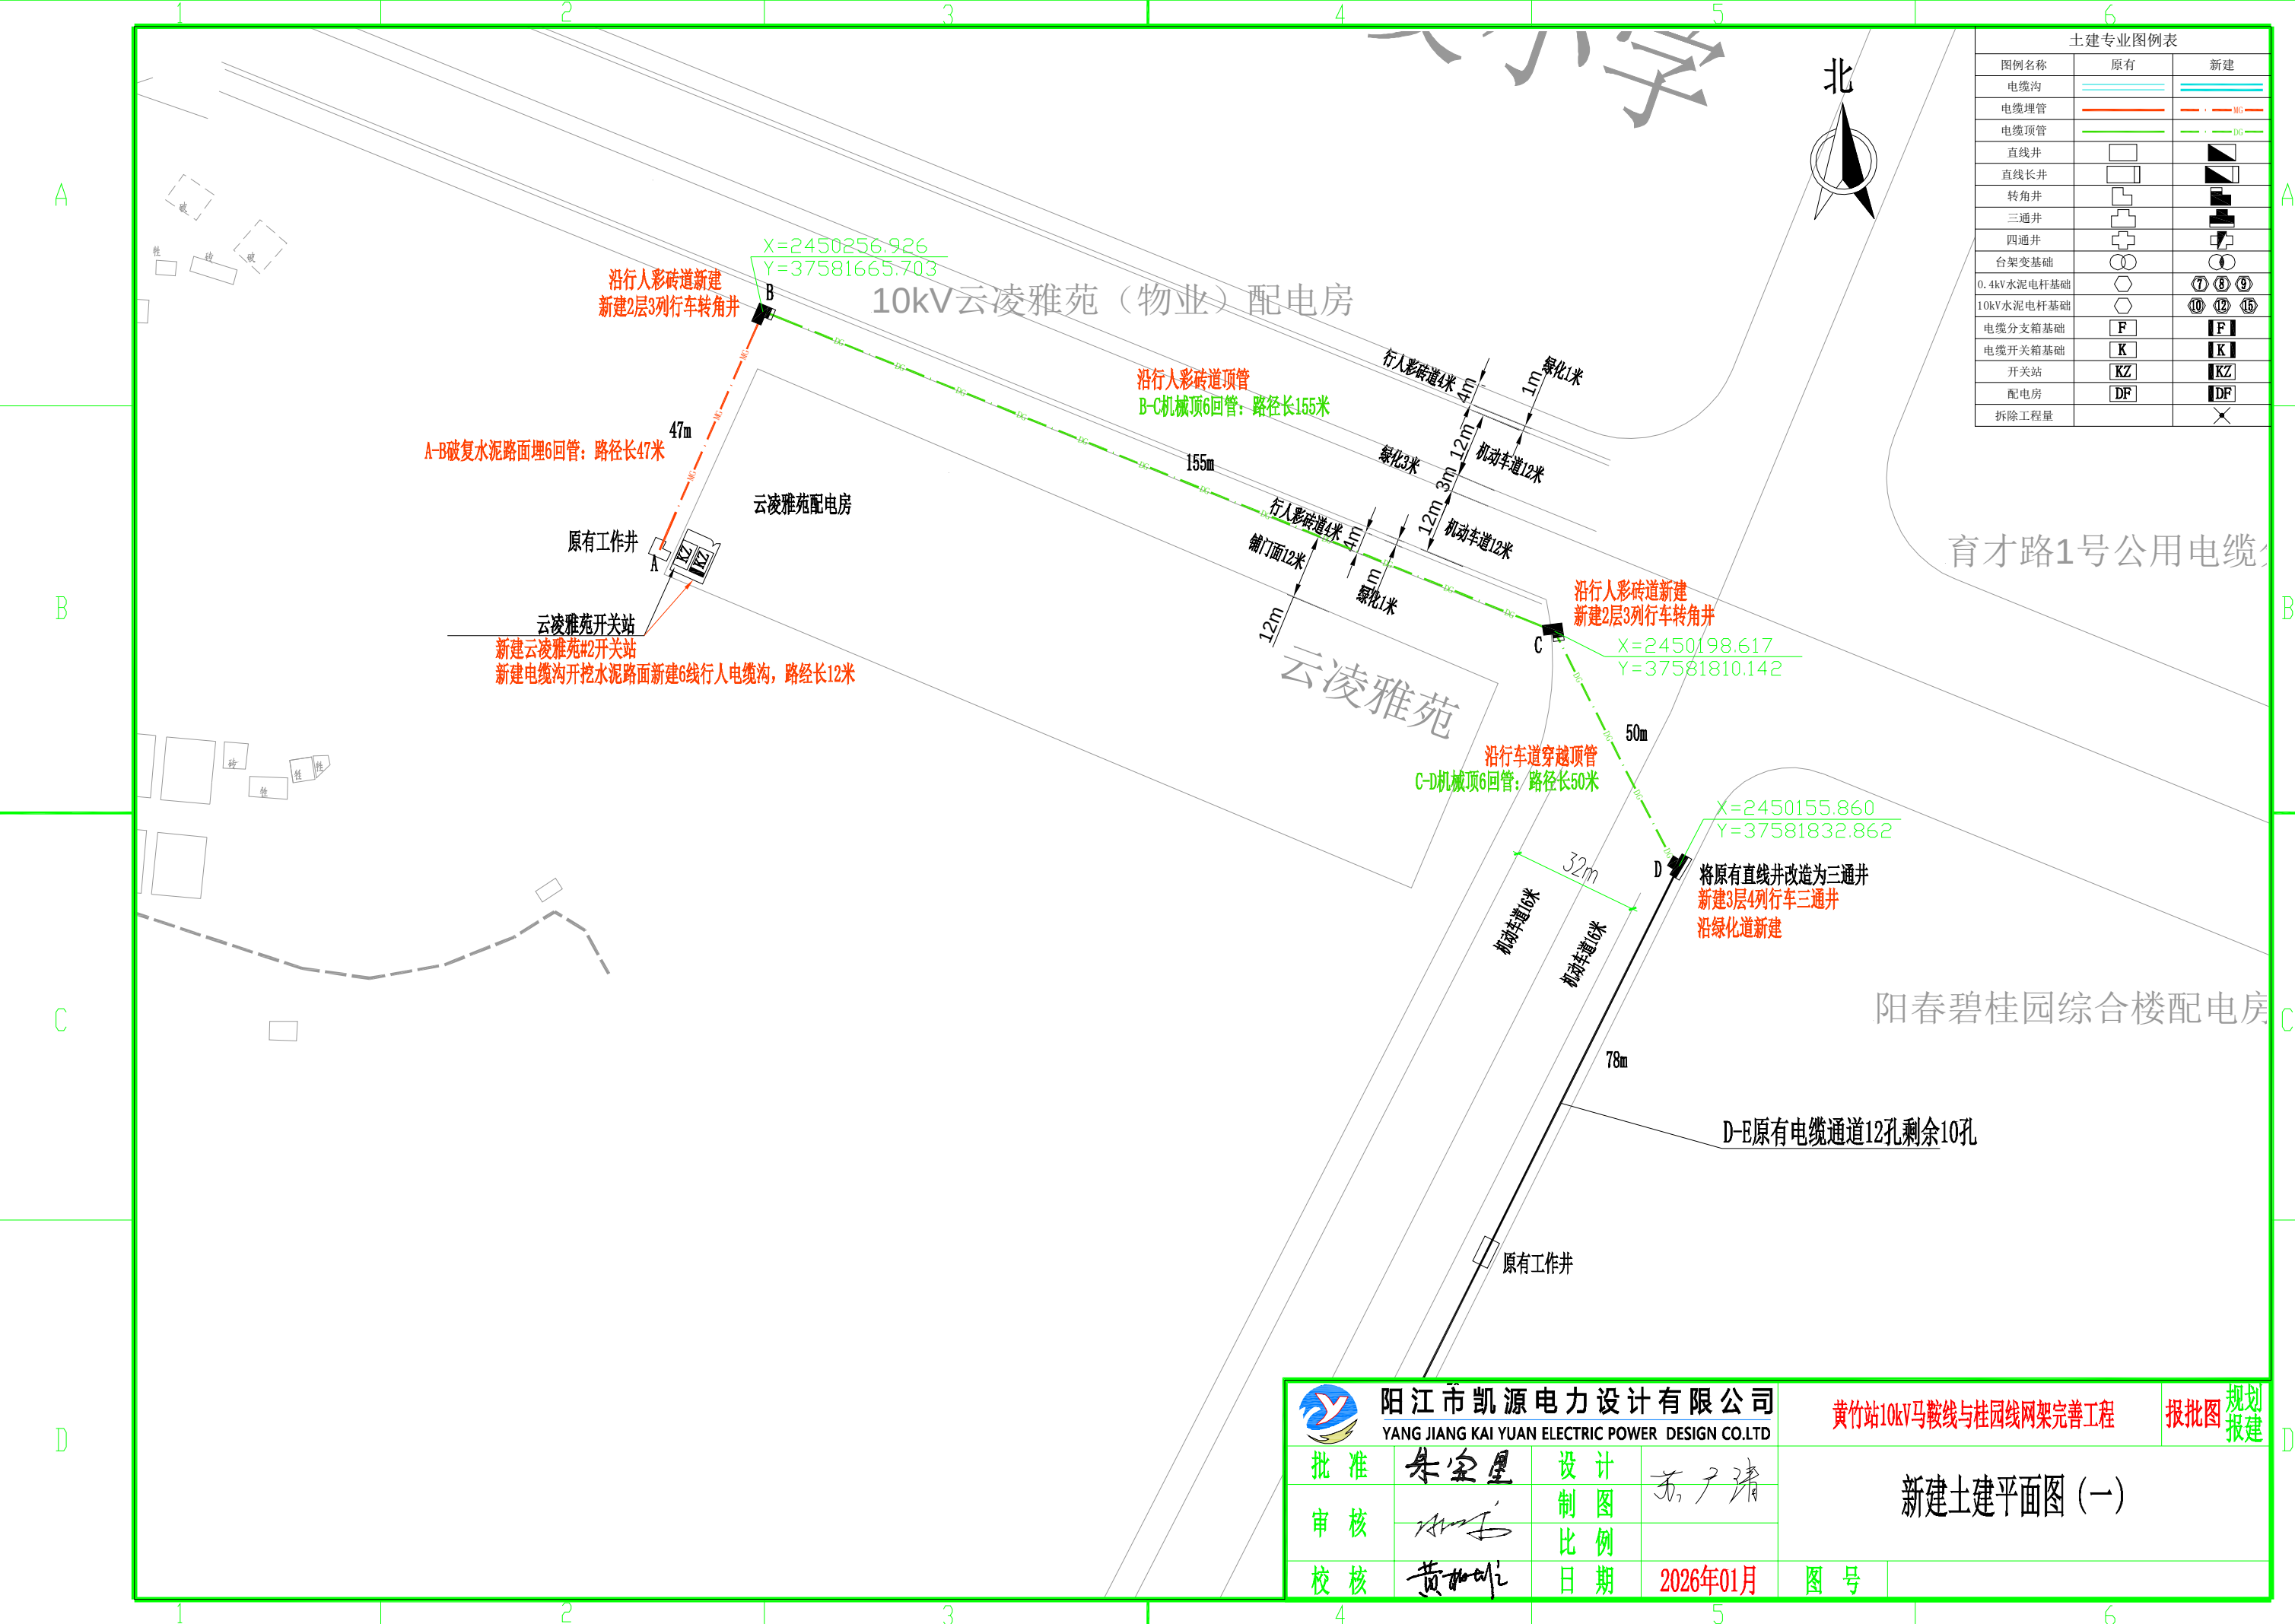

土建专业图例表		
图例名称	原有	新建
电缆沟		
电缆埋管		
电缆顶管		
直线井		
直线长井		
转角井		
三通井		
四通井		
台架变基础		
0.4kV水泥电杆基础		
10kV水泥电杆基础		
电缆分支箱基础		
电缆开关箱基础		
开关站		
配电房		
拆除工程量		

阳江市凯源电力设计有限公司
YANG JIANG KAI YUAN ELECTRIC POWER DESIGN CO.,LTD

批准
朱宝星

审核
[Signature]

校核
黄加明

设计
苏广清

制图
[Signature]


日期
2026年01月

黄竹站10kV马鞍线与桂园线网架完善工程

报批图
规划
报建

新建土建平面图（一）

图号

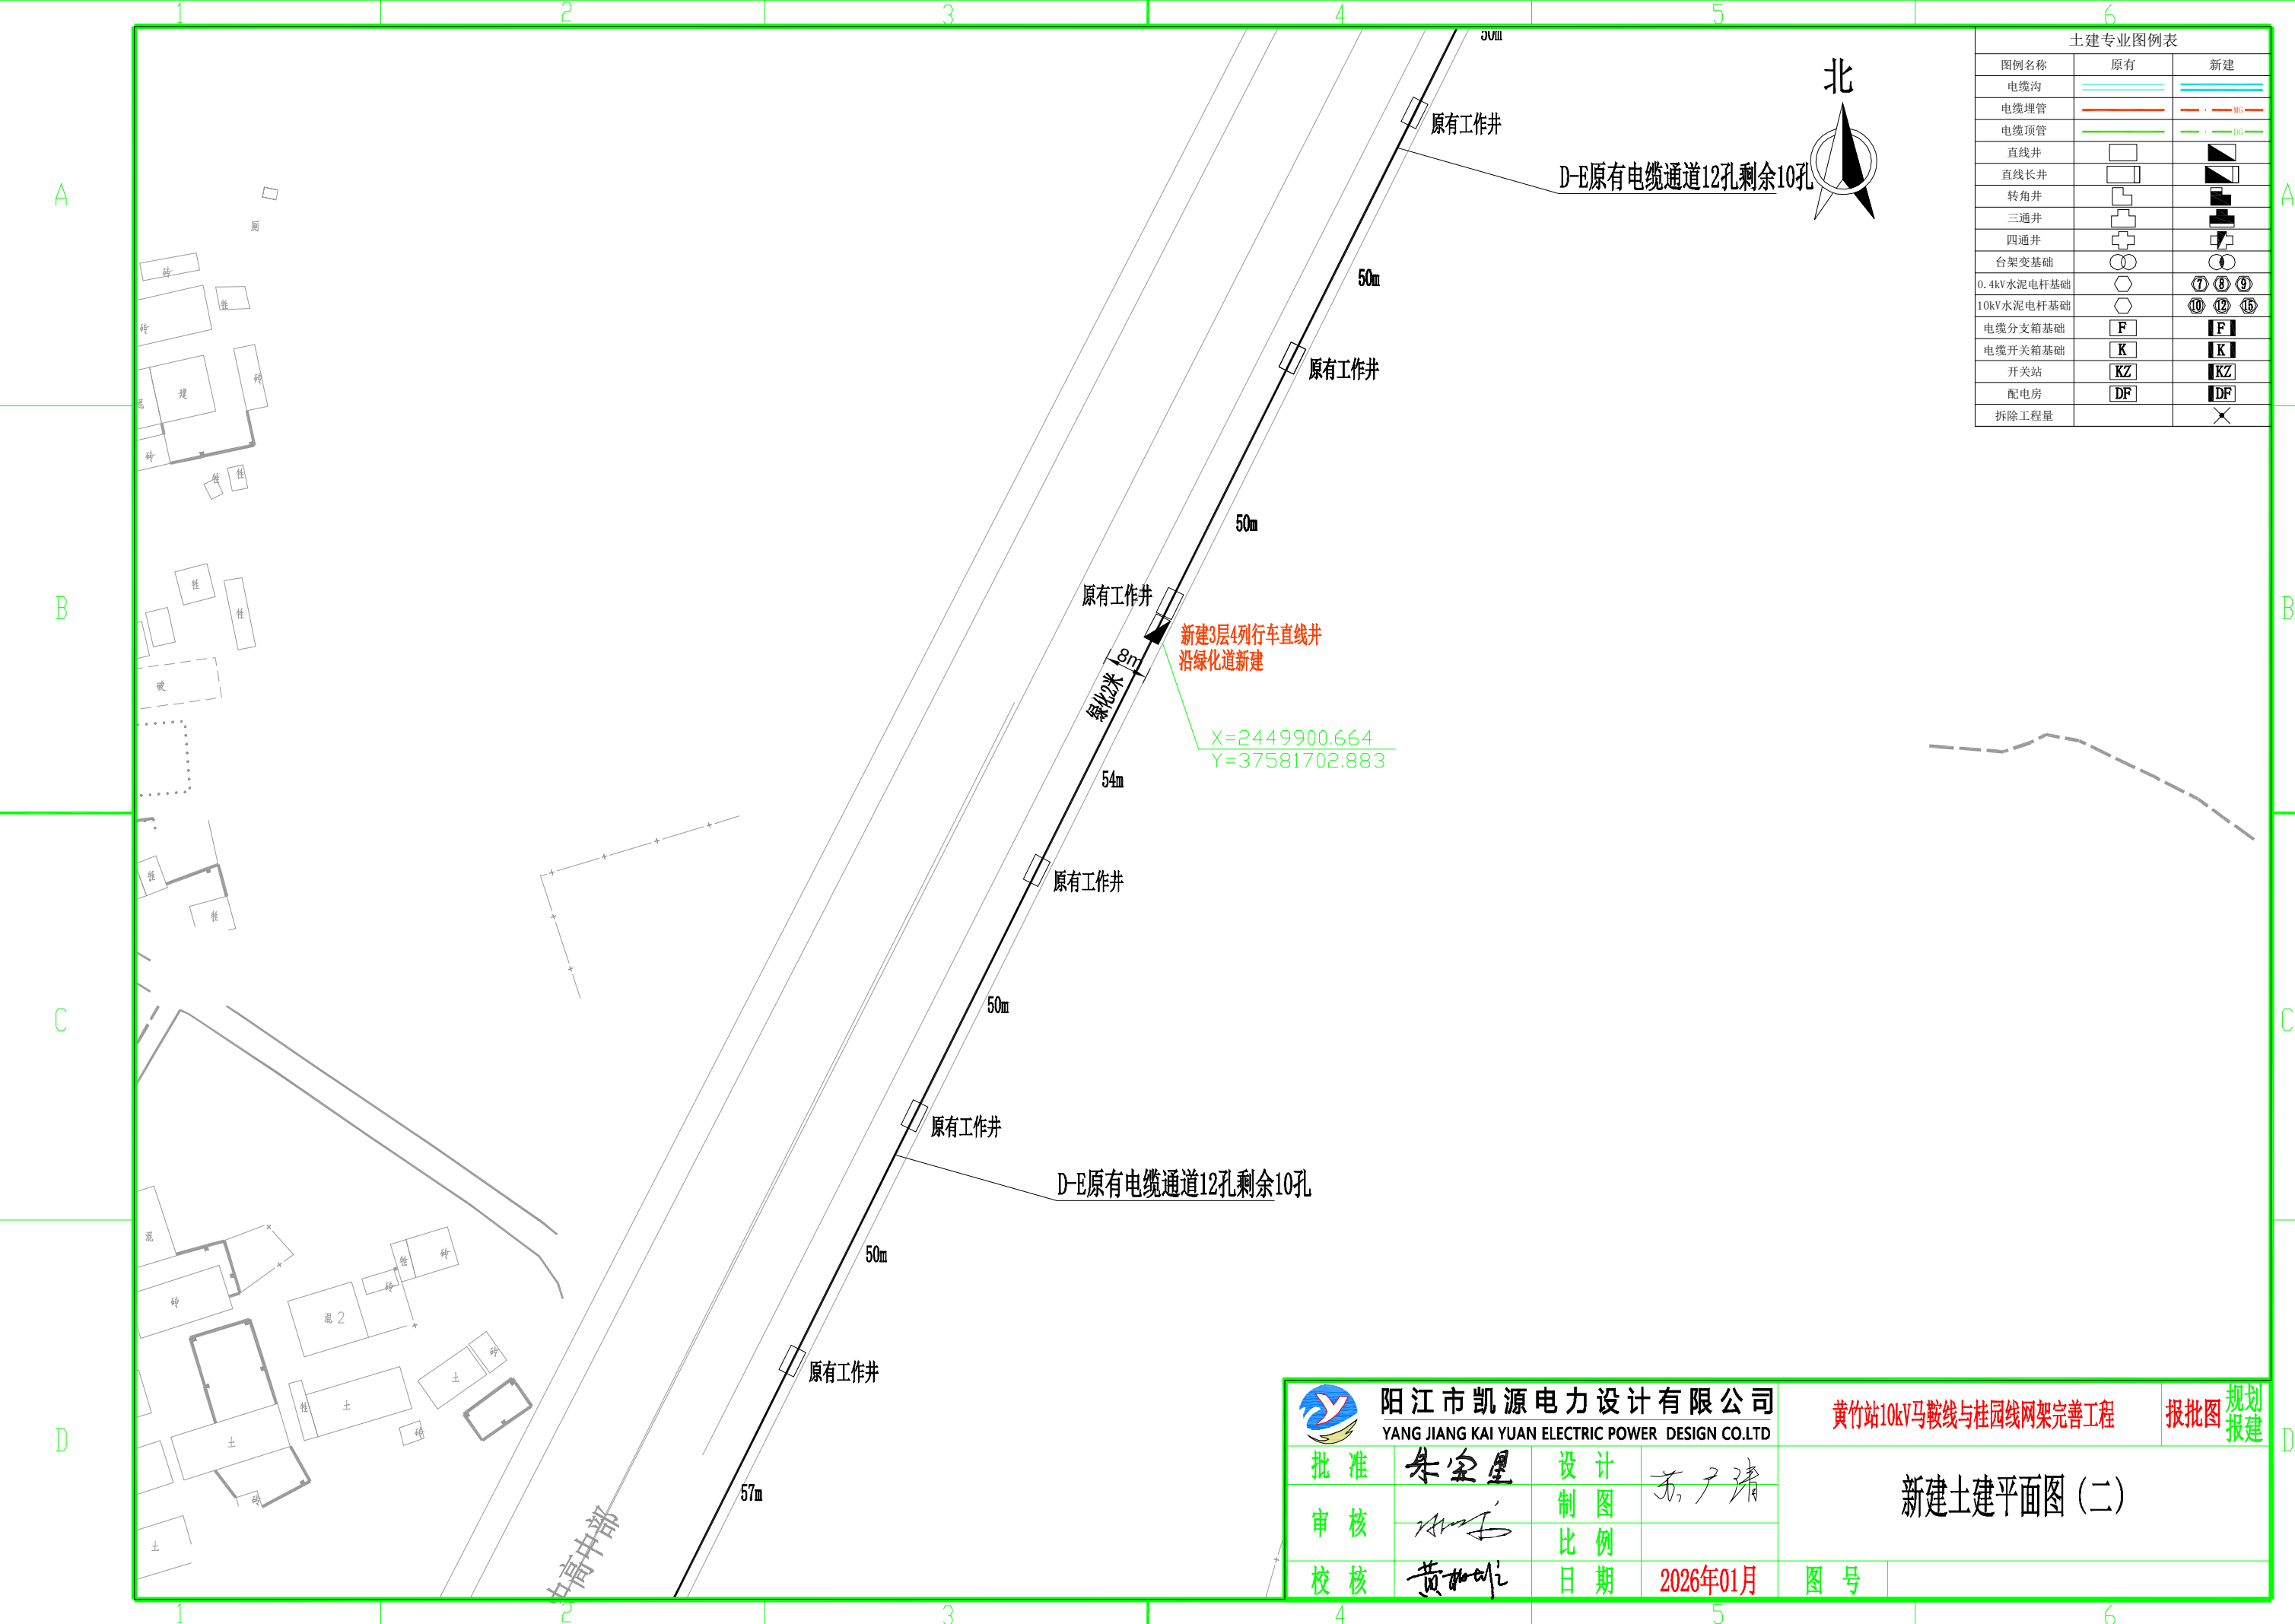

土建专业图例表		
图例名称	原有	新建
电缆沟		
电缆埋管		
电缆顶管		
直线井		
直线长井		
转角井		
三通井		
四通井		
台架变基础		
0.4kV水泥电杆基础		
10kV水泥电杆基础		
电缆分支箱基础		
电缆开关箱基础		
开关站		
配电房		
拆除工程量		

阳江市凯源电力设计有限公司
YANG JIANG KAI YUAN ELECTRIC POWER DESIGN CO.,LTD

批准
审核
校核

朱宝星
[Signature]
黄加明

设计
制图
比例
日期

苏广清
[Signature]
2026年01月


黄竹站10kV马鞍线与桂园线网架完善工程

报批图

规划
报建

新建土建平面图（二）

图号

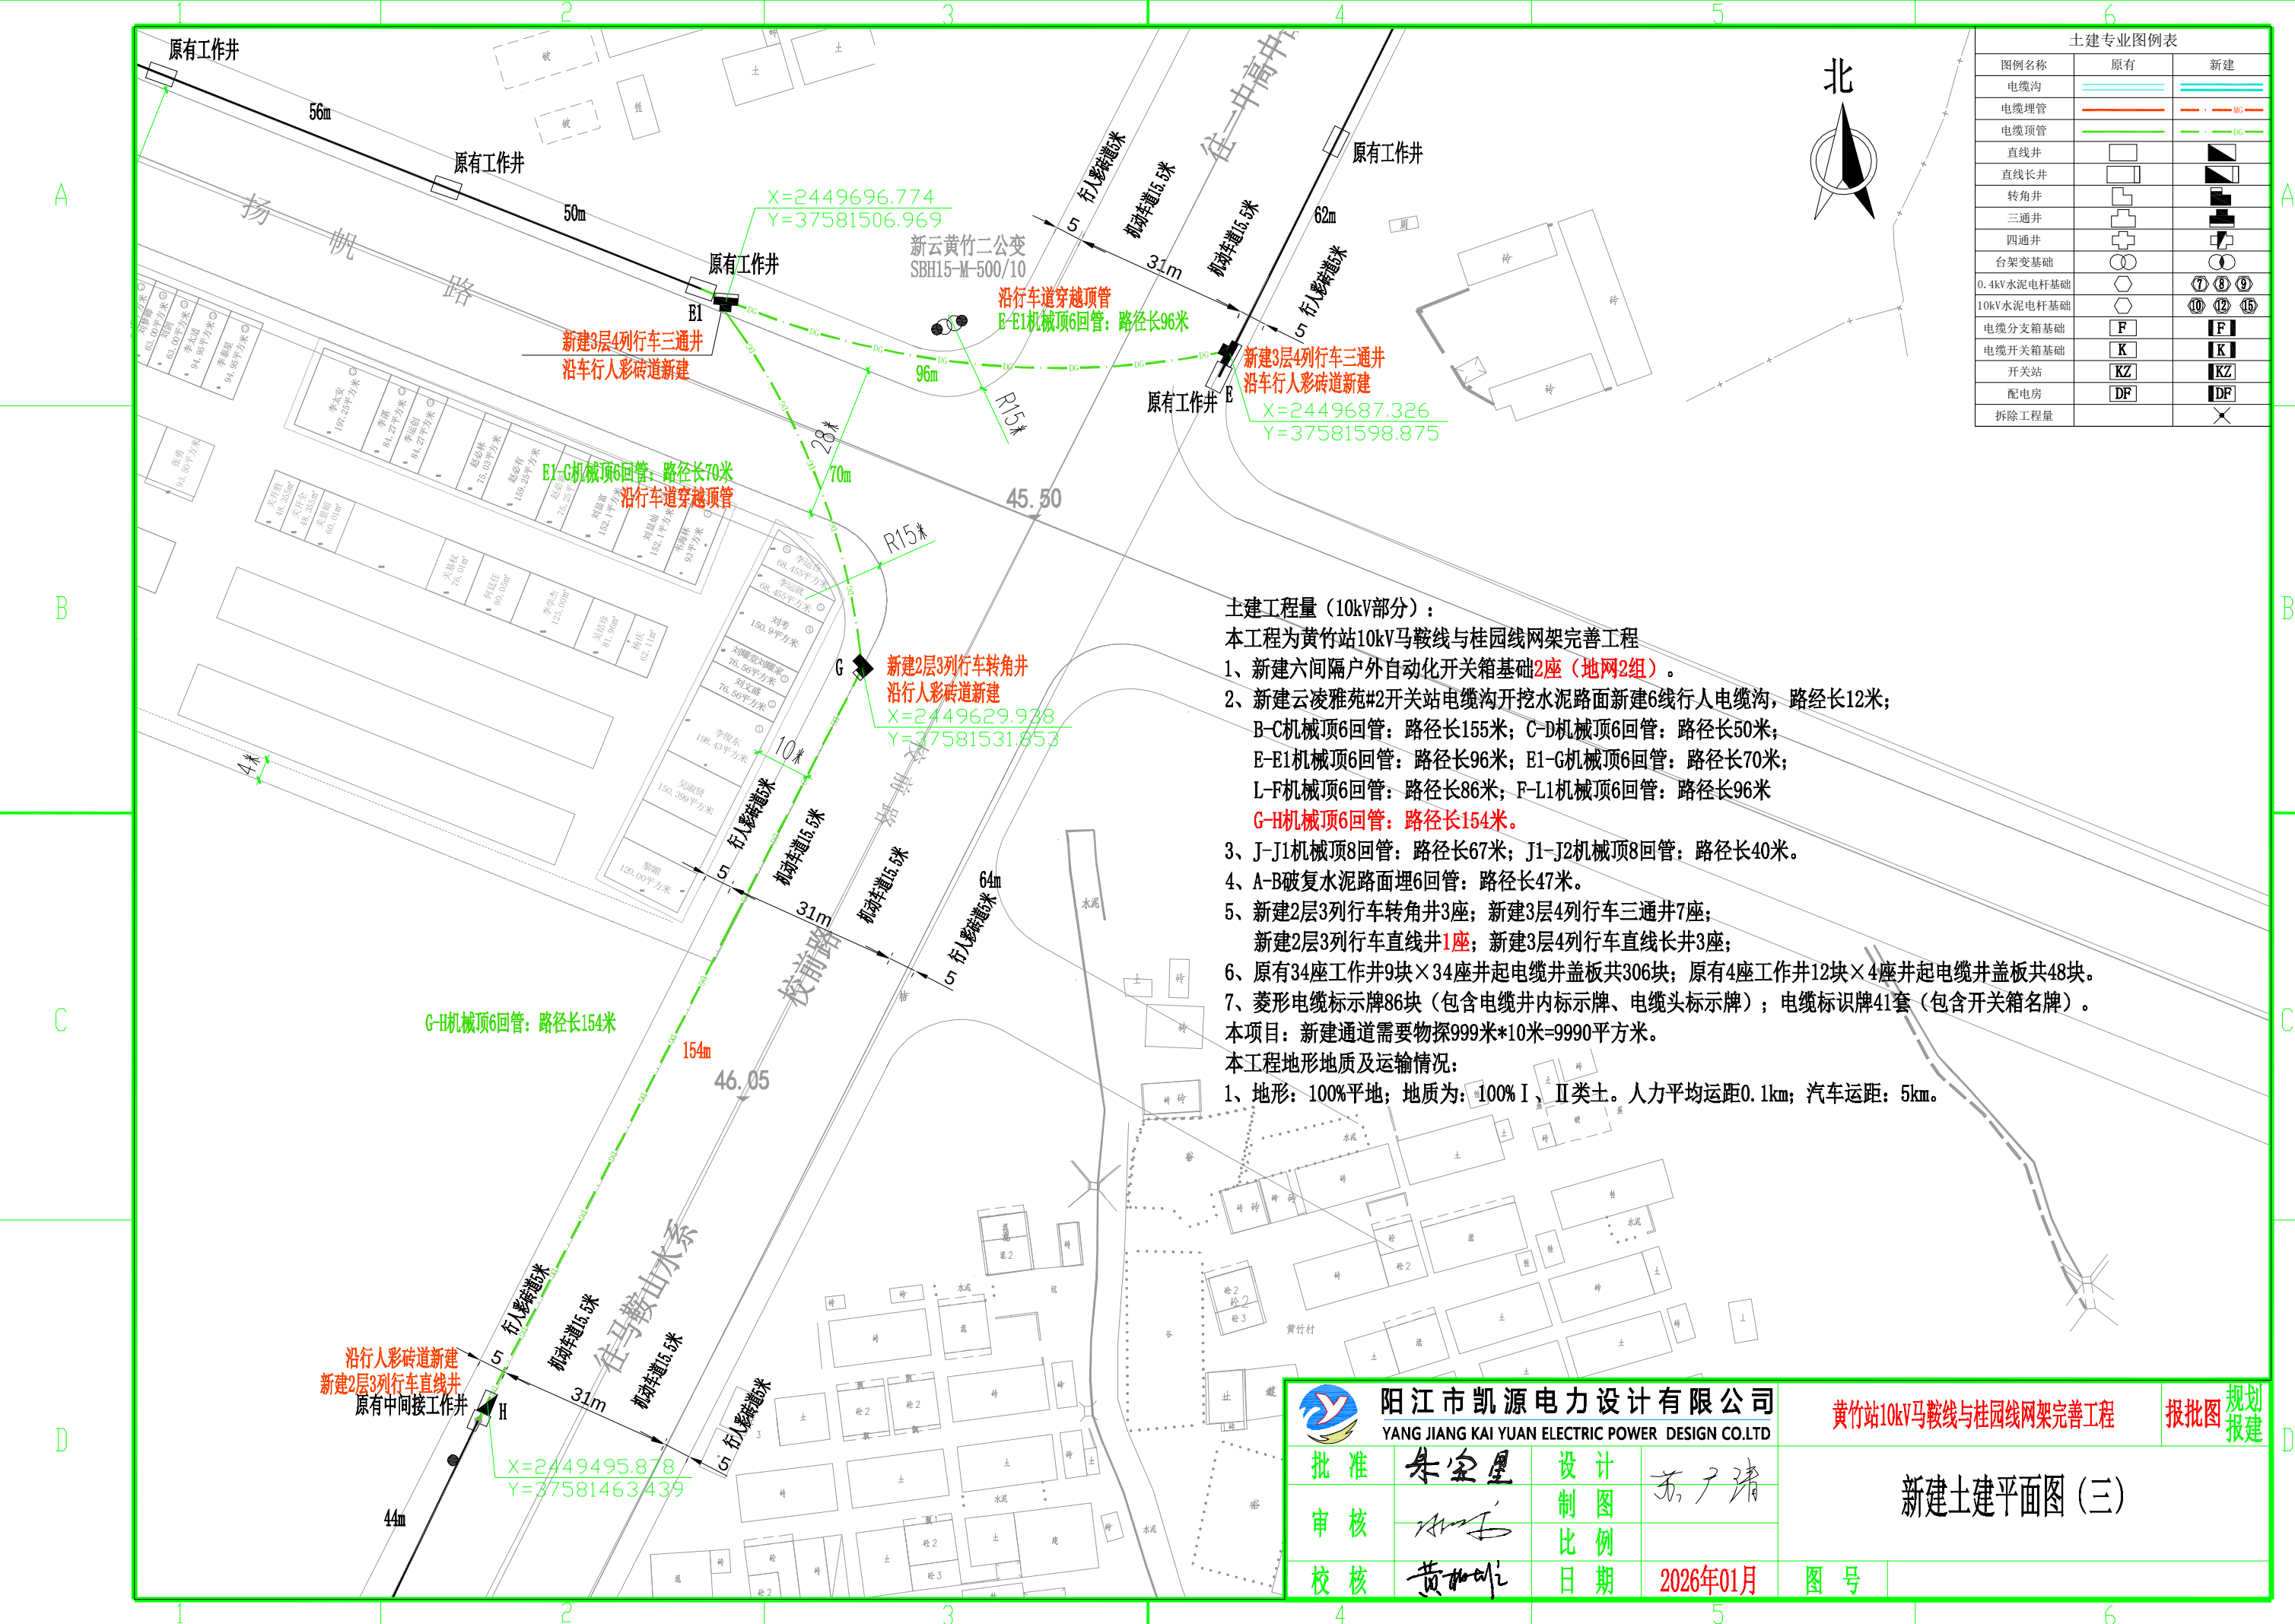

土建专业图例表		
图例名称	原有	新建
电缆沟		
电缆埋管		
电缆顶管		
直线井		
直线长井		
转角井		
三通井		
四通井		
台架变基础		
0.4kV水泥电杆基础		
10kV水泥电杆基础		
电缆分支箱基础		
电缆开关箱基础		
开关站		
配电房		
拆除工程量		

土建工程量（10kV部分）：

本工程为黄竹站10kV马鞍线与桂园线网架完善工程

- 新建六间隔户外自动化开关箱基础2座（地网2组）。
- 新建云凌雅苑#2开关站电缆沟开挖水泥路面新建6线行人电缆沟，路径长12米；
B-C机械顶6回管：路径长155米；C-D机械顶6回管：路径长50米；
E-E1机械顶6回管：路径长96米；E1-G机械顶6回管：路径长70米；
L-F机械顶6回管：路径长86米；F-L1机械顶6回管：路径长96米
G-H机械顶6回管：路径长154米。
- J-J1机械顶8回管：路径长67米；J1-J2机械顶8回管：路径长40米。
- A-B破复水泥路面埋6回管：路径长47米。
- 新建2层3列行车转角井3座；新建3层4列行车三通井7座；
新建2层3列行车直线井1座；新建3层4列行车直线长井3座；
- 原有34座工作井9块×34座井起电缆井盖板共306块；原有4座工作井12块×4座井起电缆井盖板共48块。
- 菱形电缆标示牌86块（包含电缆井内标示牌、电缆头标示牌）；电缆标识牌41套（包含开关箱名牌）。

本项目：新建通道需要物探999米*10米=9990平方米。

本工程地形地质及运输情况：

- 地形：100%平地；地质为：100% I、II类土。人力平均运距0.1km；汽车运距：5km。

阳江市凯源电力设计有限公司
YANG JIANG KAI YUAN ELECTRIC POWER DESIGN CO.LTD

批准	朱宝星	设计	苏广清
审核	何志	制图	
校核	黄加明	比例	
		日期	2026年01月


黄竹站10kV马鞍线与桂园线网架完善工程

报批图

规划
报建

新建土建平面图（三）

图号

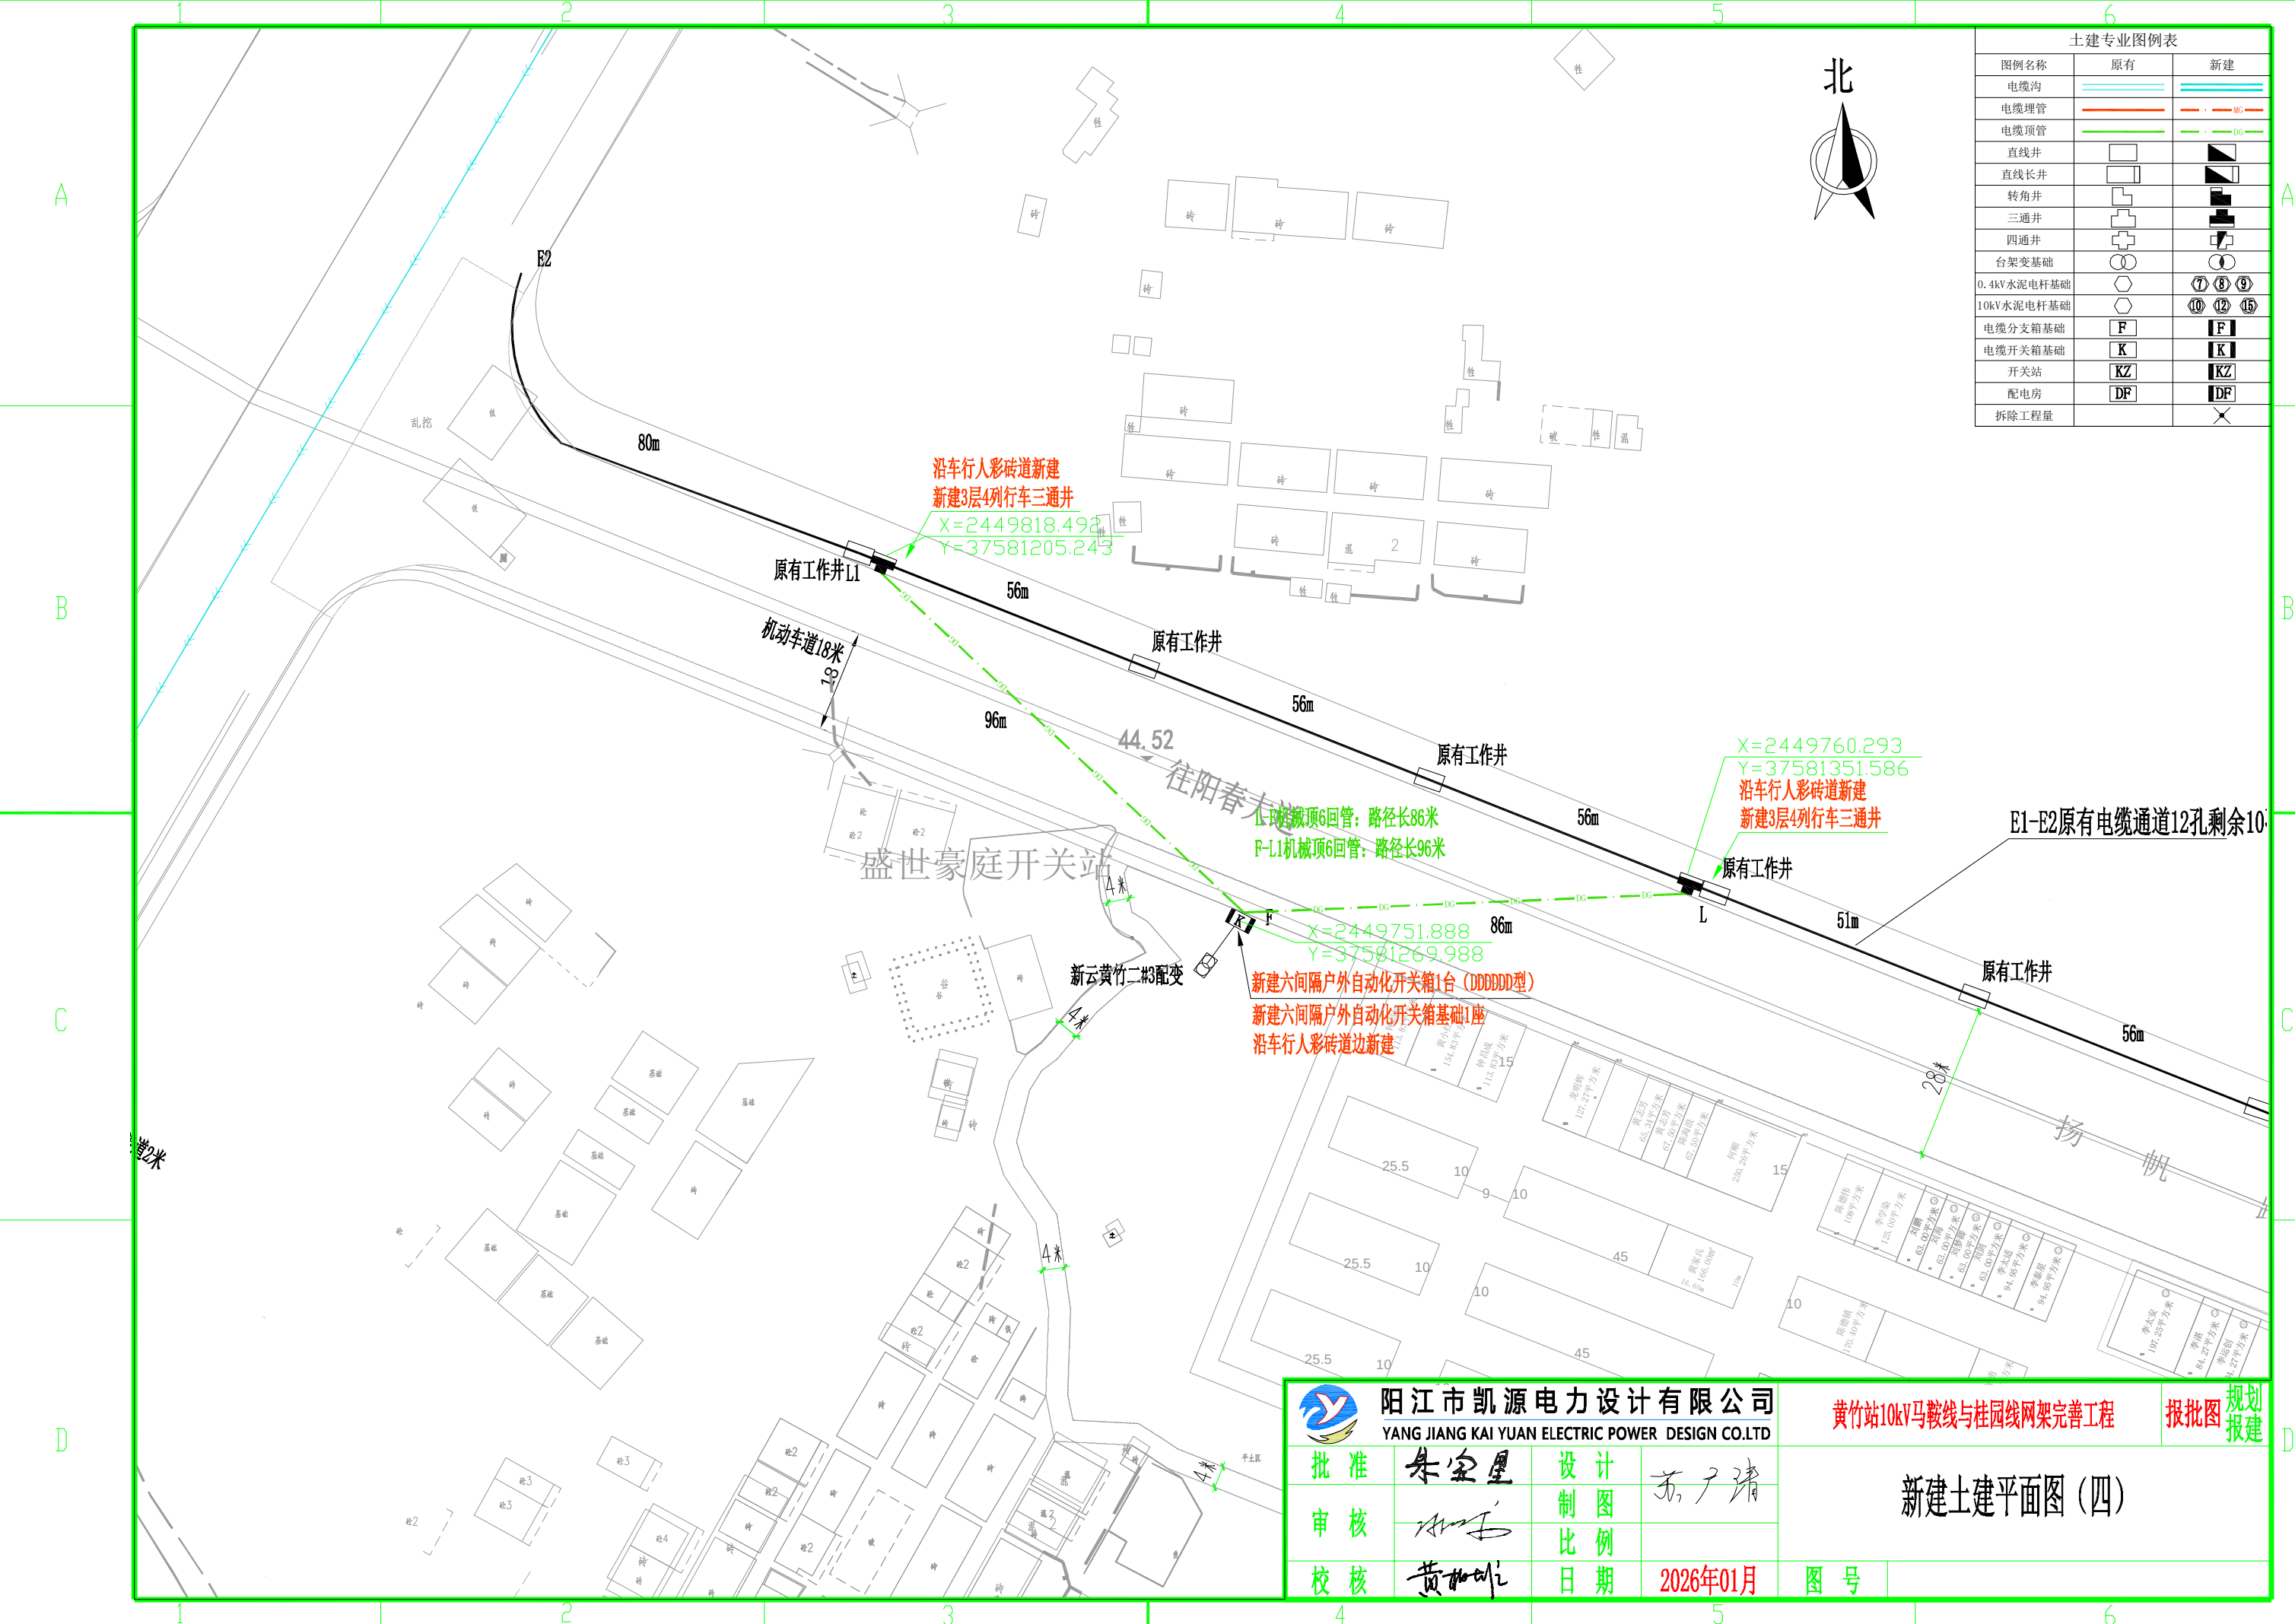

土建专业图例表		
图例名称	原有	新建
电缆沟		
电缆埋管		
电缆顶管		
直线井		
直线长井		
转角井		
三通井		
四通井		
台架变基础		
0.4kV水泥电杆基础		
10kV水泥电杆基础		
电缆分支箱基础		
电缆开关箱基础		
开关站		
配电房		
拆除工程量		

阳江市凯源电力设计有限公司

YANG JIANG KAI YUAN ELECTRIC POWER DESIGN CO.LTD

批准

朱宝星

设计

苏广清

审核

李宝

制图

校核

黄加明

比例

日期

2026年01月


图号

黄竹站10kV马鞍线与桂园线网架完善工程

报批图

规划
报建

新建土建平面图（四）

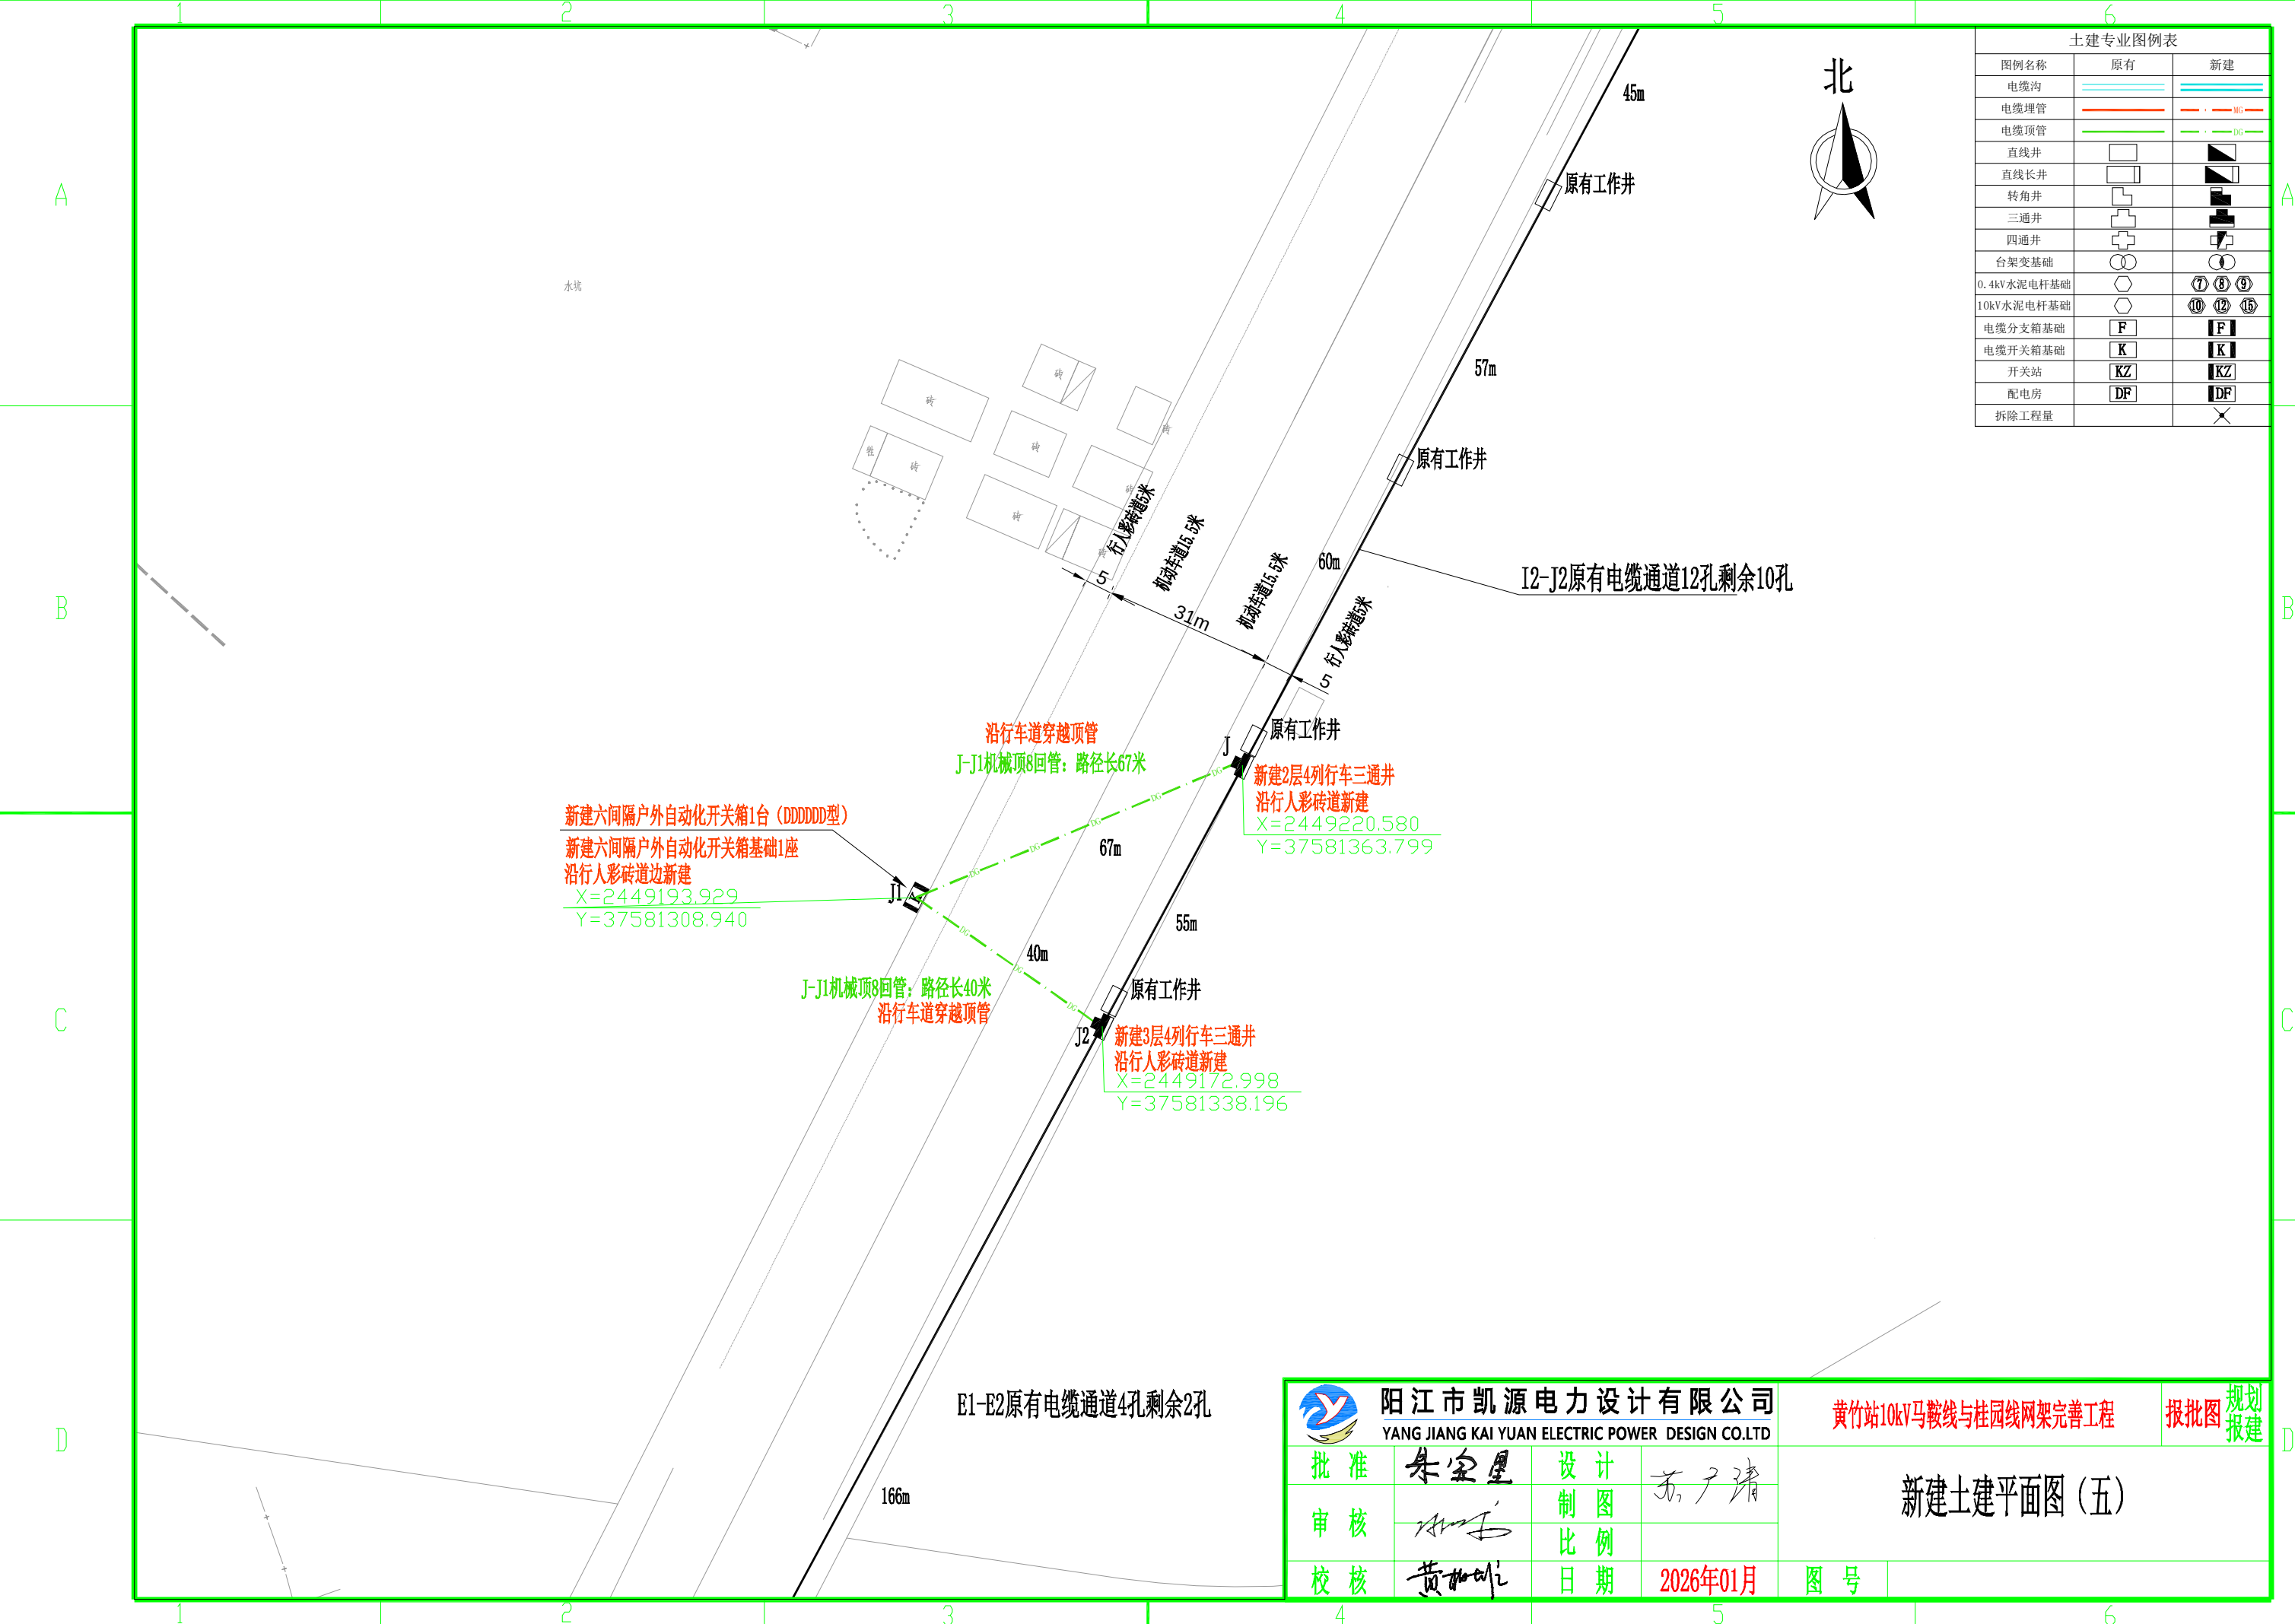

土建专业图例表		
图例名称	原有	新建
电缆沟		
电缆埋管		
电缆顶管		
直线井		
直线长井		
转角井		
三通井		
四通井		
台架变基础		
0.4kV水泥电杆基础		
10kV水泥电杆基础		
电缆分支箱基础		
电缆开关箱基础		
开关站		
配电房		
拆除工程量		

阳江市凯源电力设计有限公司
YANG JIANG KAI YUAN ELECTRIC POWER DESIGN CO.,LTD

批准
审核
校核

朱宝星
[Signature]
黄加明

设计
制图
比例
日期

苏广清
[Signature]
2026年01月

黄竹站10kV马鞍线与桂园线网架完善工程

报批图
规划
报建

新建土建平面图（五）

图号