



土建专业图例表		
图例名称	原有	新建
电缆沟		
电缆埋管		
电缆顶管		
直线井		
直线长井		
转角井		
三通井		
四通井		
台架变基础		
0.4kV水泥电杆基础		
10kV水泥电杆基础		
电缆分支箱基础		
电缆开关箱基础		
开关站		
配电房		
拆除工程量		

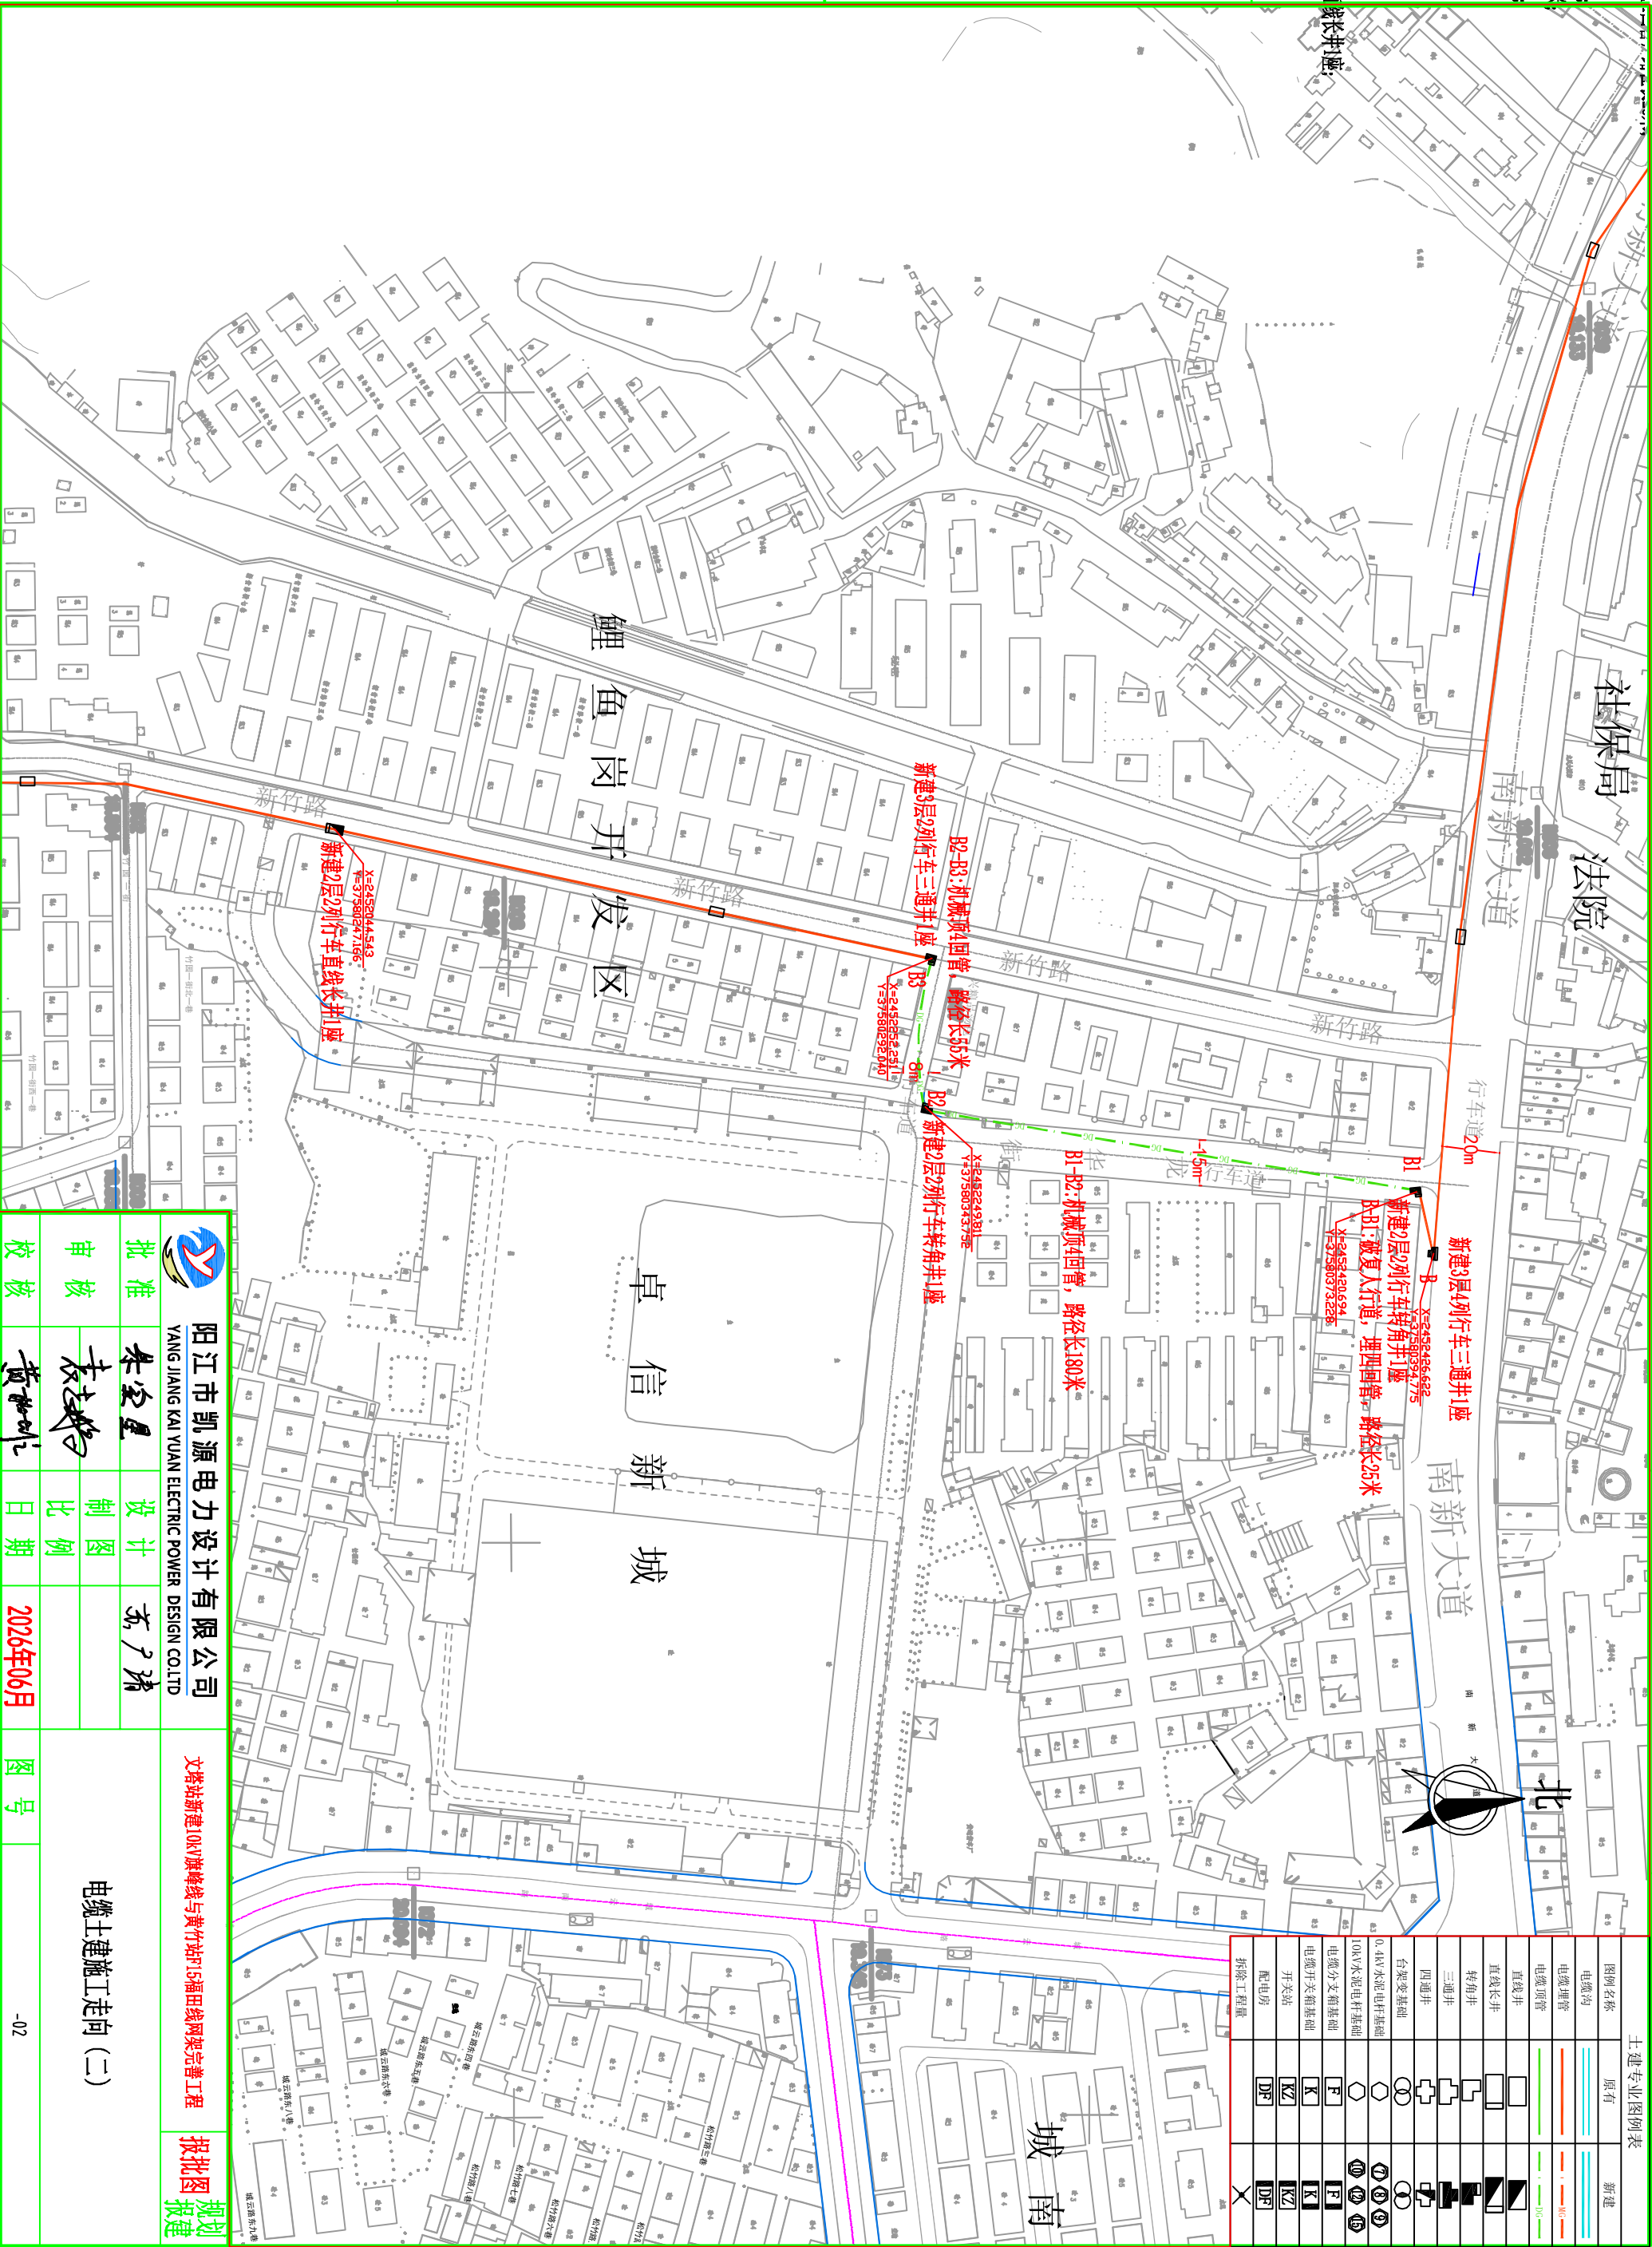

		阳江市凯源电力设计有限公司		文塔站新建10kV旗峰线与黄竹站F15福田线网架完善工程		报批图		规划	
批准		朱空星		设计		东广瑞		图号	
审核		袁志彬		制图				比例	
校核		黄世华		日期		2026年06月		图号	


电缆土建施工走向 (二)

土建专业图例表			
图例名称	原有	新建	
电缆沟			
电缆埋管			
电缆顶管			
直线井			
直线长井			
转角井			
四通井			
台架变基础			
0.4kV水泥电杆基础			
10kV水泥电杆基础			
电缆分支箱基础			
电缆开关箱基础			
开关站			
配电房			
拆除工程量			

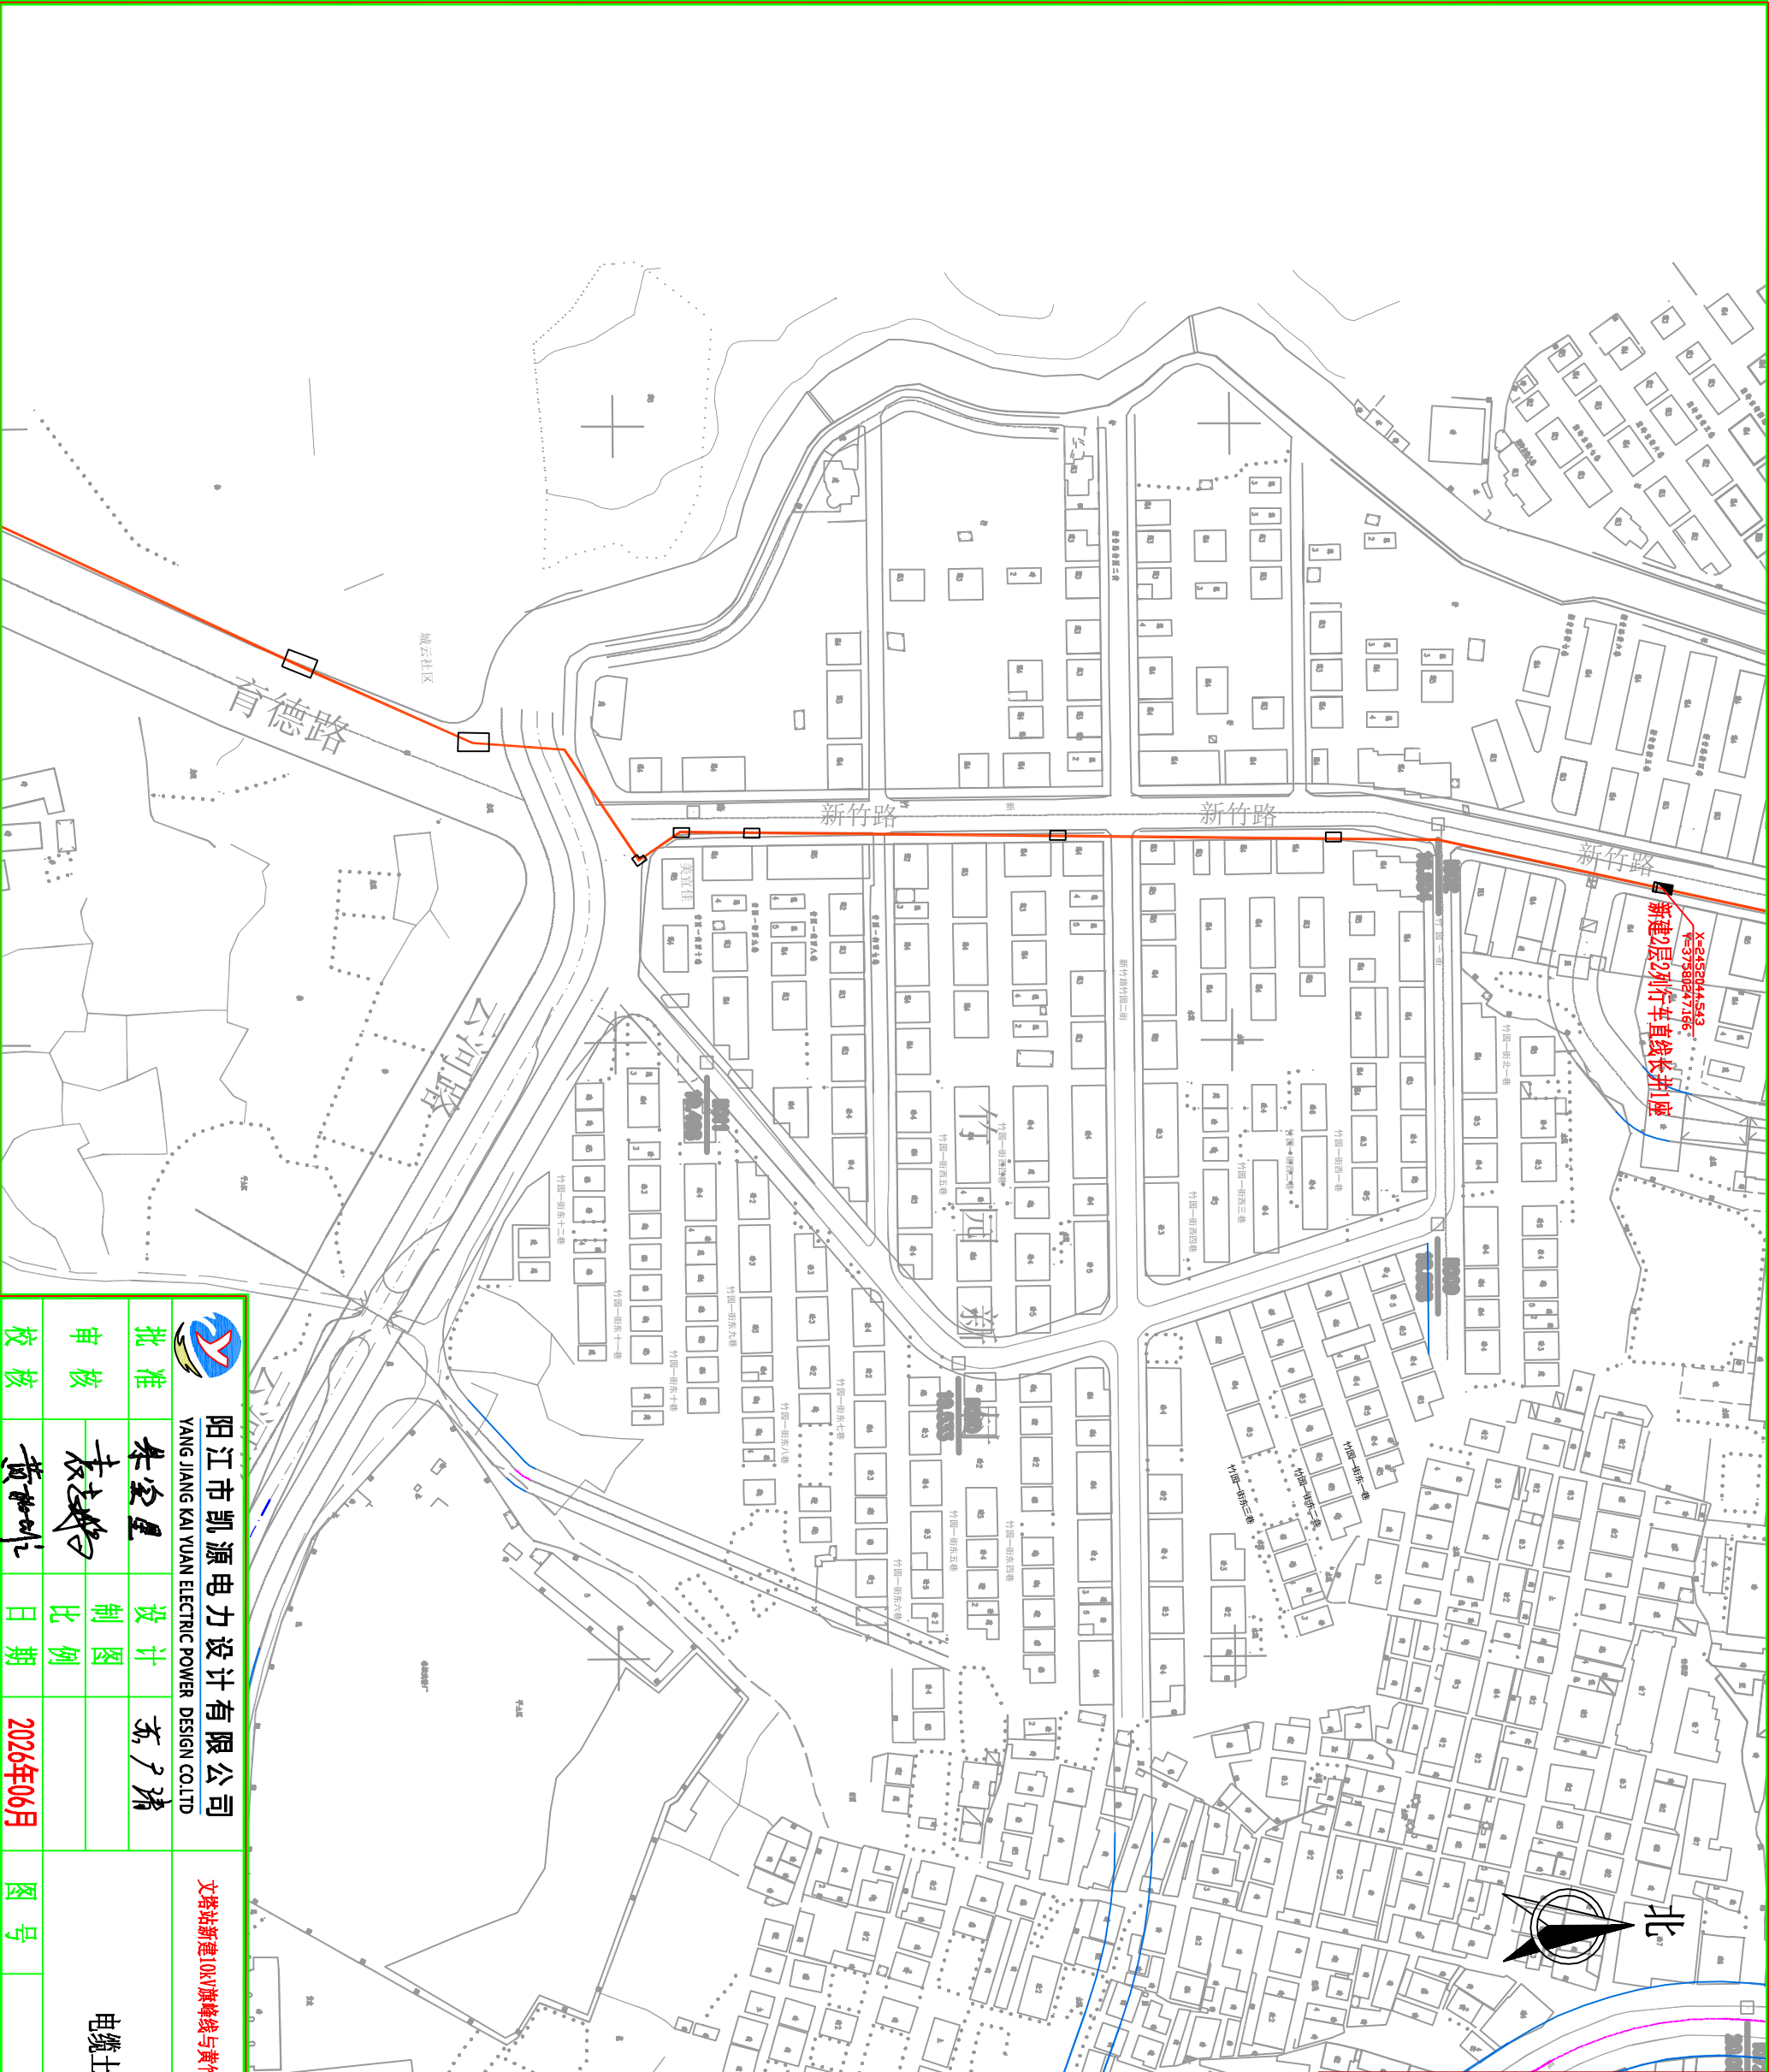


 阳江市凯源电力设计有限公司 YANG JIANG KAI YUAN ELECTRIC POWER DESIGN CO.LTD				文塔站新建10kV旗峰线与黄竹站F15福田线网架完善工程		报批图	规划
批准	朱宝星	设计	东广瑞	电缆土建施工走向 (三)			
审核	袁志彬	制图					
校核	黄世华	日期	2026年06月				
				图号	-03		

土建专业图例表			
图例名称	原有	新建	
电缆沟			
电缆埋管			
电缆顶管			
直线井			
直线长井			
转角井			
三通井			
四通井			
台架变基础			
0.4kV水泥电杆基础			
10kV水泥电杆基础			
电缆分支箱基础			
电缆开关箱基础			
开关站			
配电房			
拆除工程量			

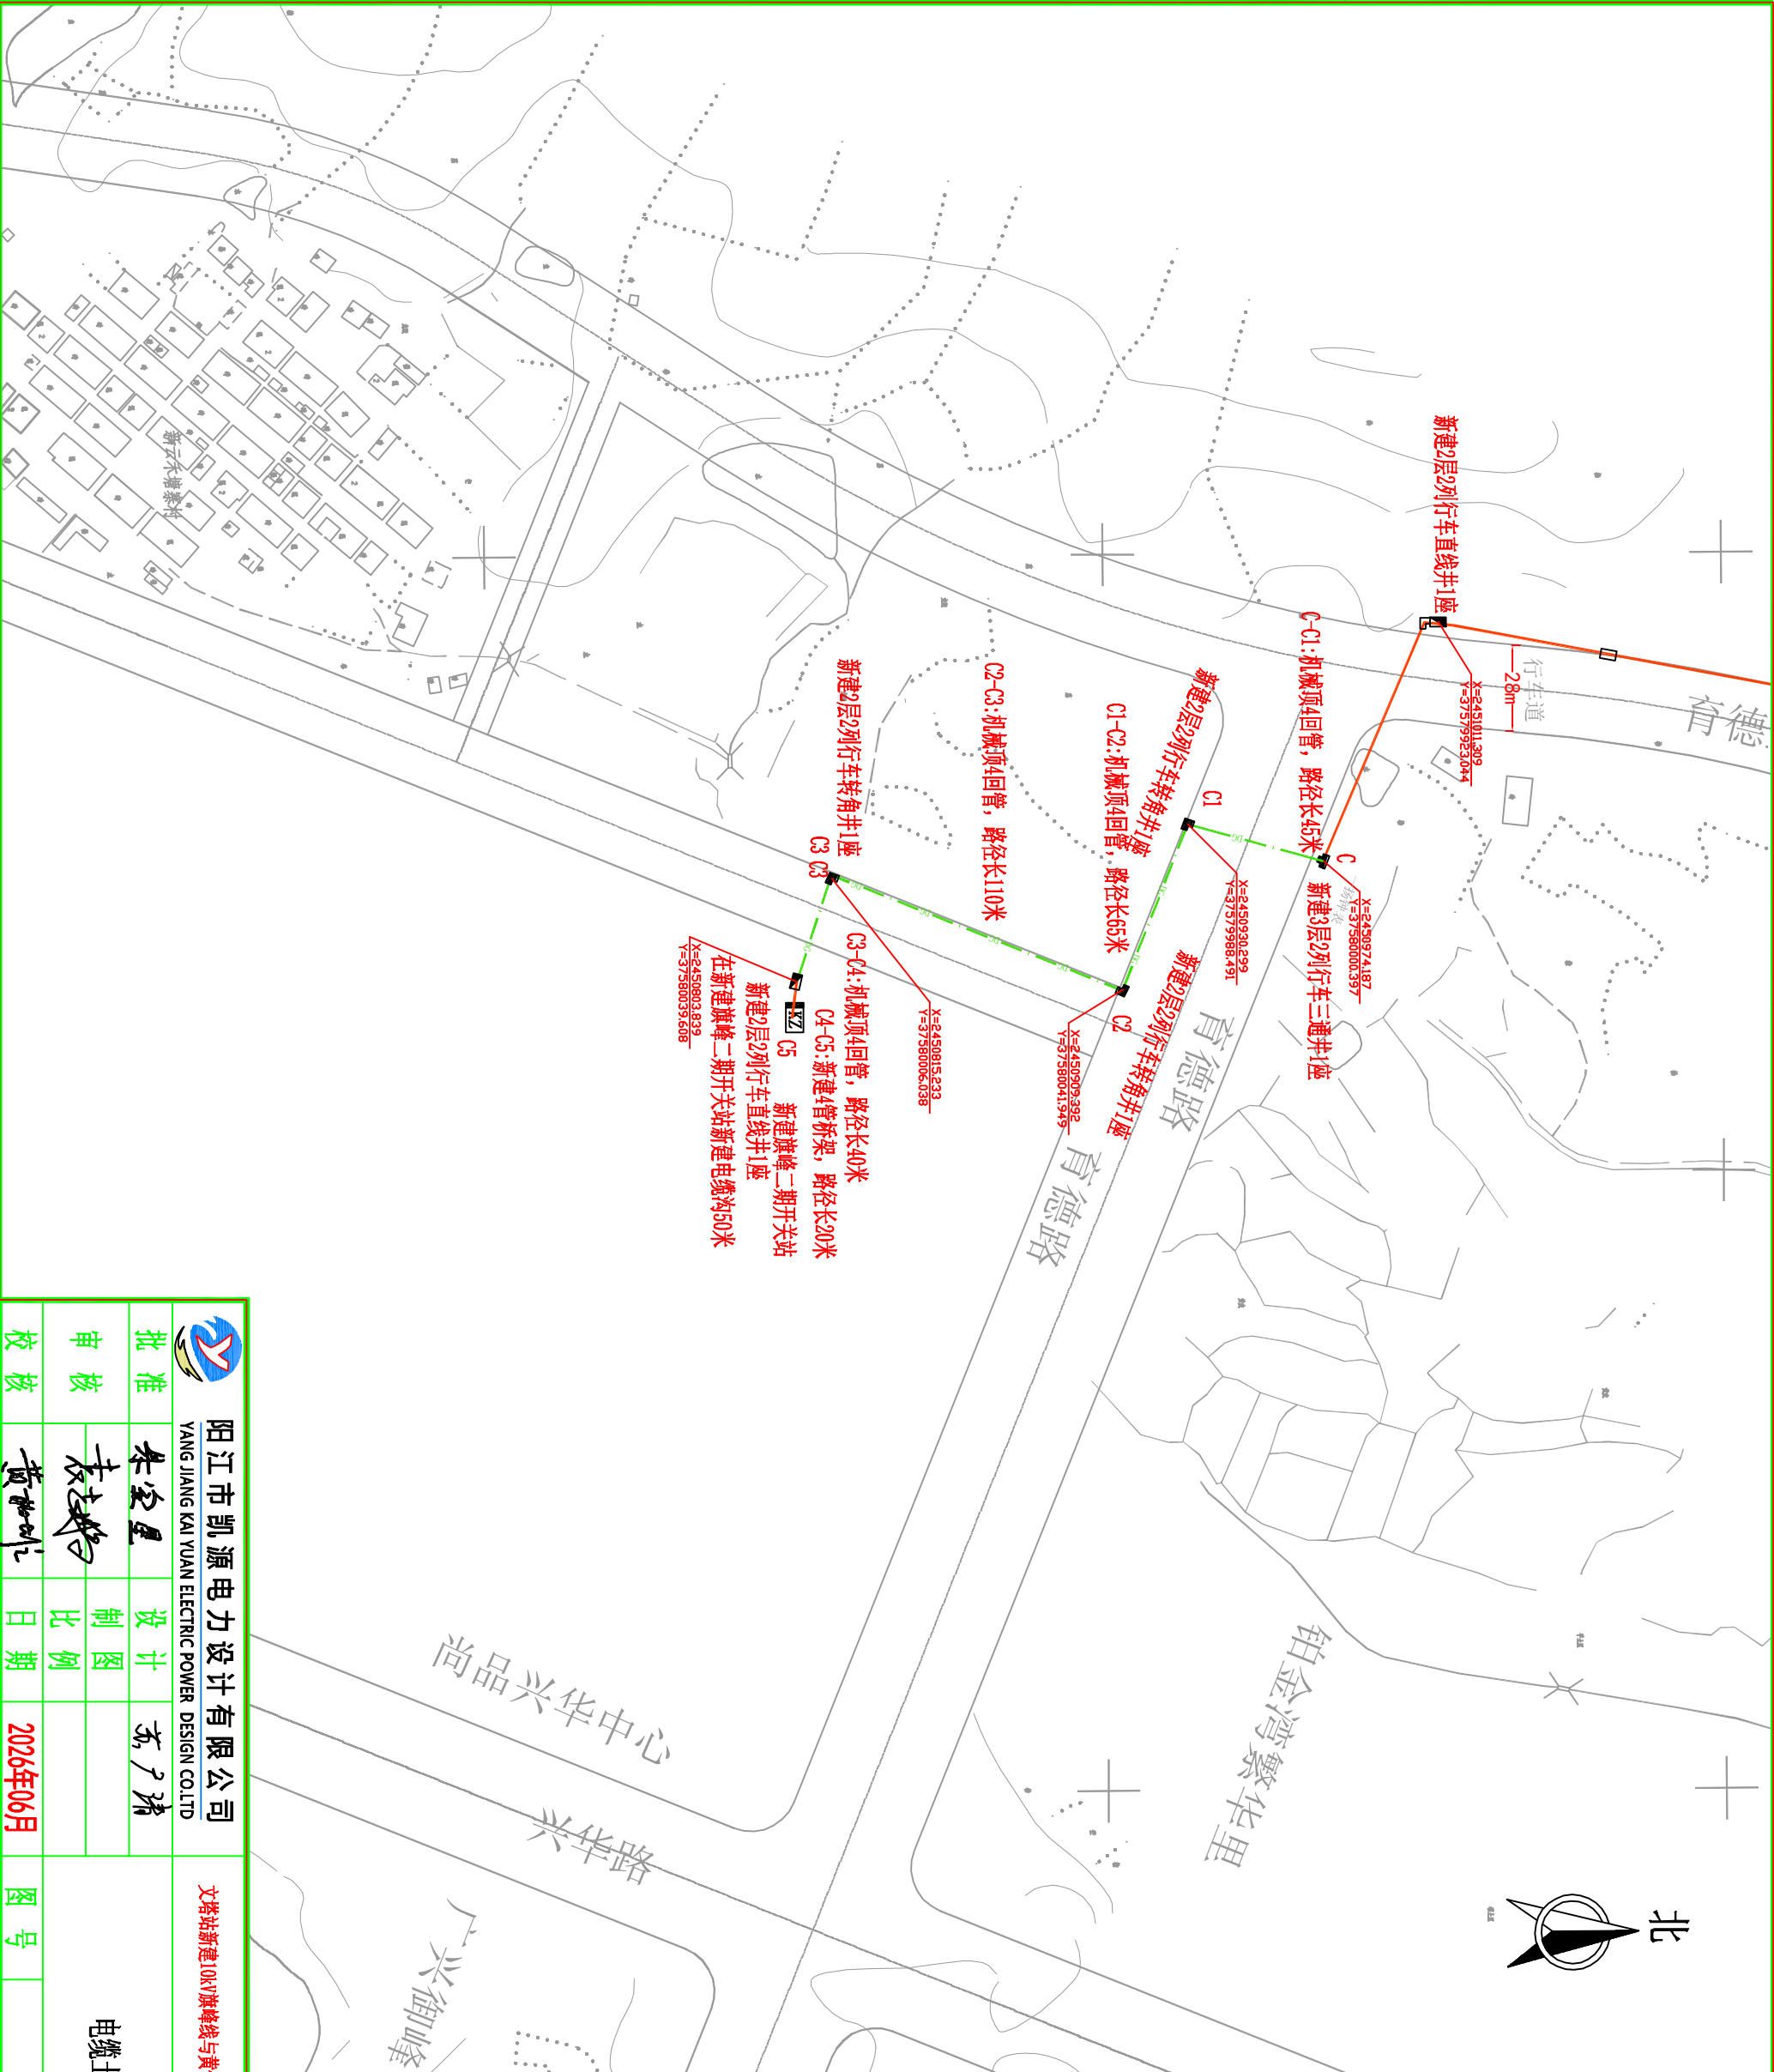


阳江市凯源电力设计有限公司			
YANG JIANG KAI YUAN ELECTRIC POWER DESIGN CO.LTD			
批准	朱宝星	设计	东广瑞
审核	袁志彬	制图	
校核	黄世利	比例	
		日期	2026年06月
图号		电缆土建施工走向(四)	
-04			
报批图		规划	

土建专业图例表		
图例名称	原有	新建
电缆沟		
电缆埋管		
电缆顶管		
直埋井		
直埋长井		
转角井		
三通井		
四通井		
台架变基础		
0.4kV水泥电杆基础		
10kV水泥电杆基础		
电缆分支箱基础		
电缆开关箱基础		
开关站		
配电房		
拆除工程量		

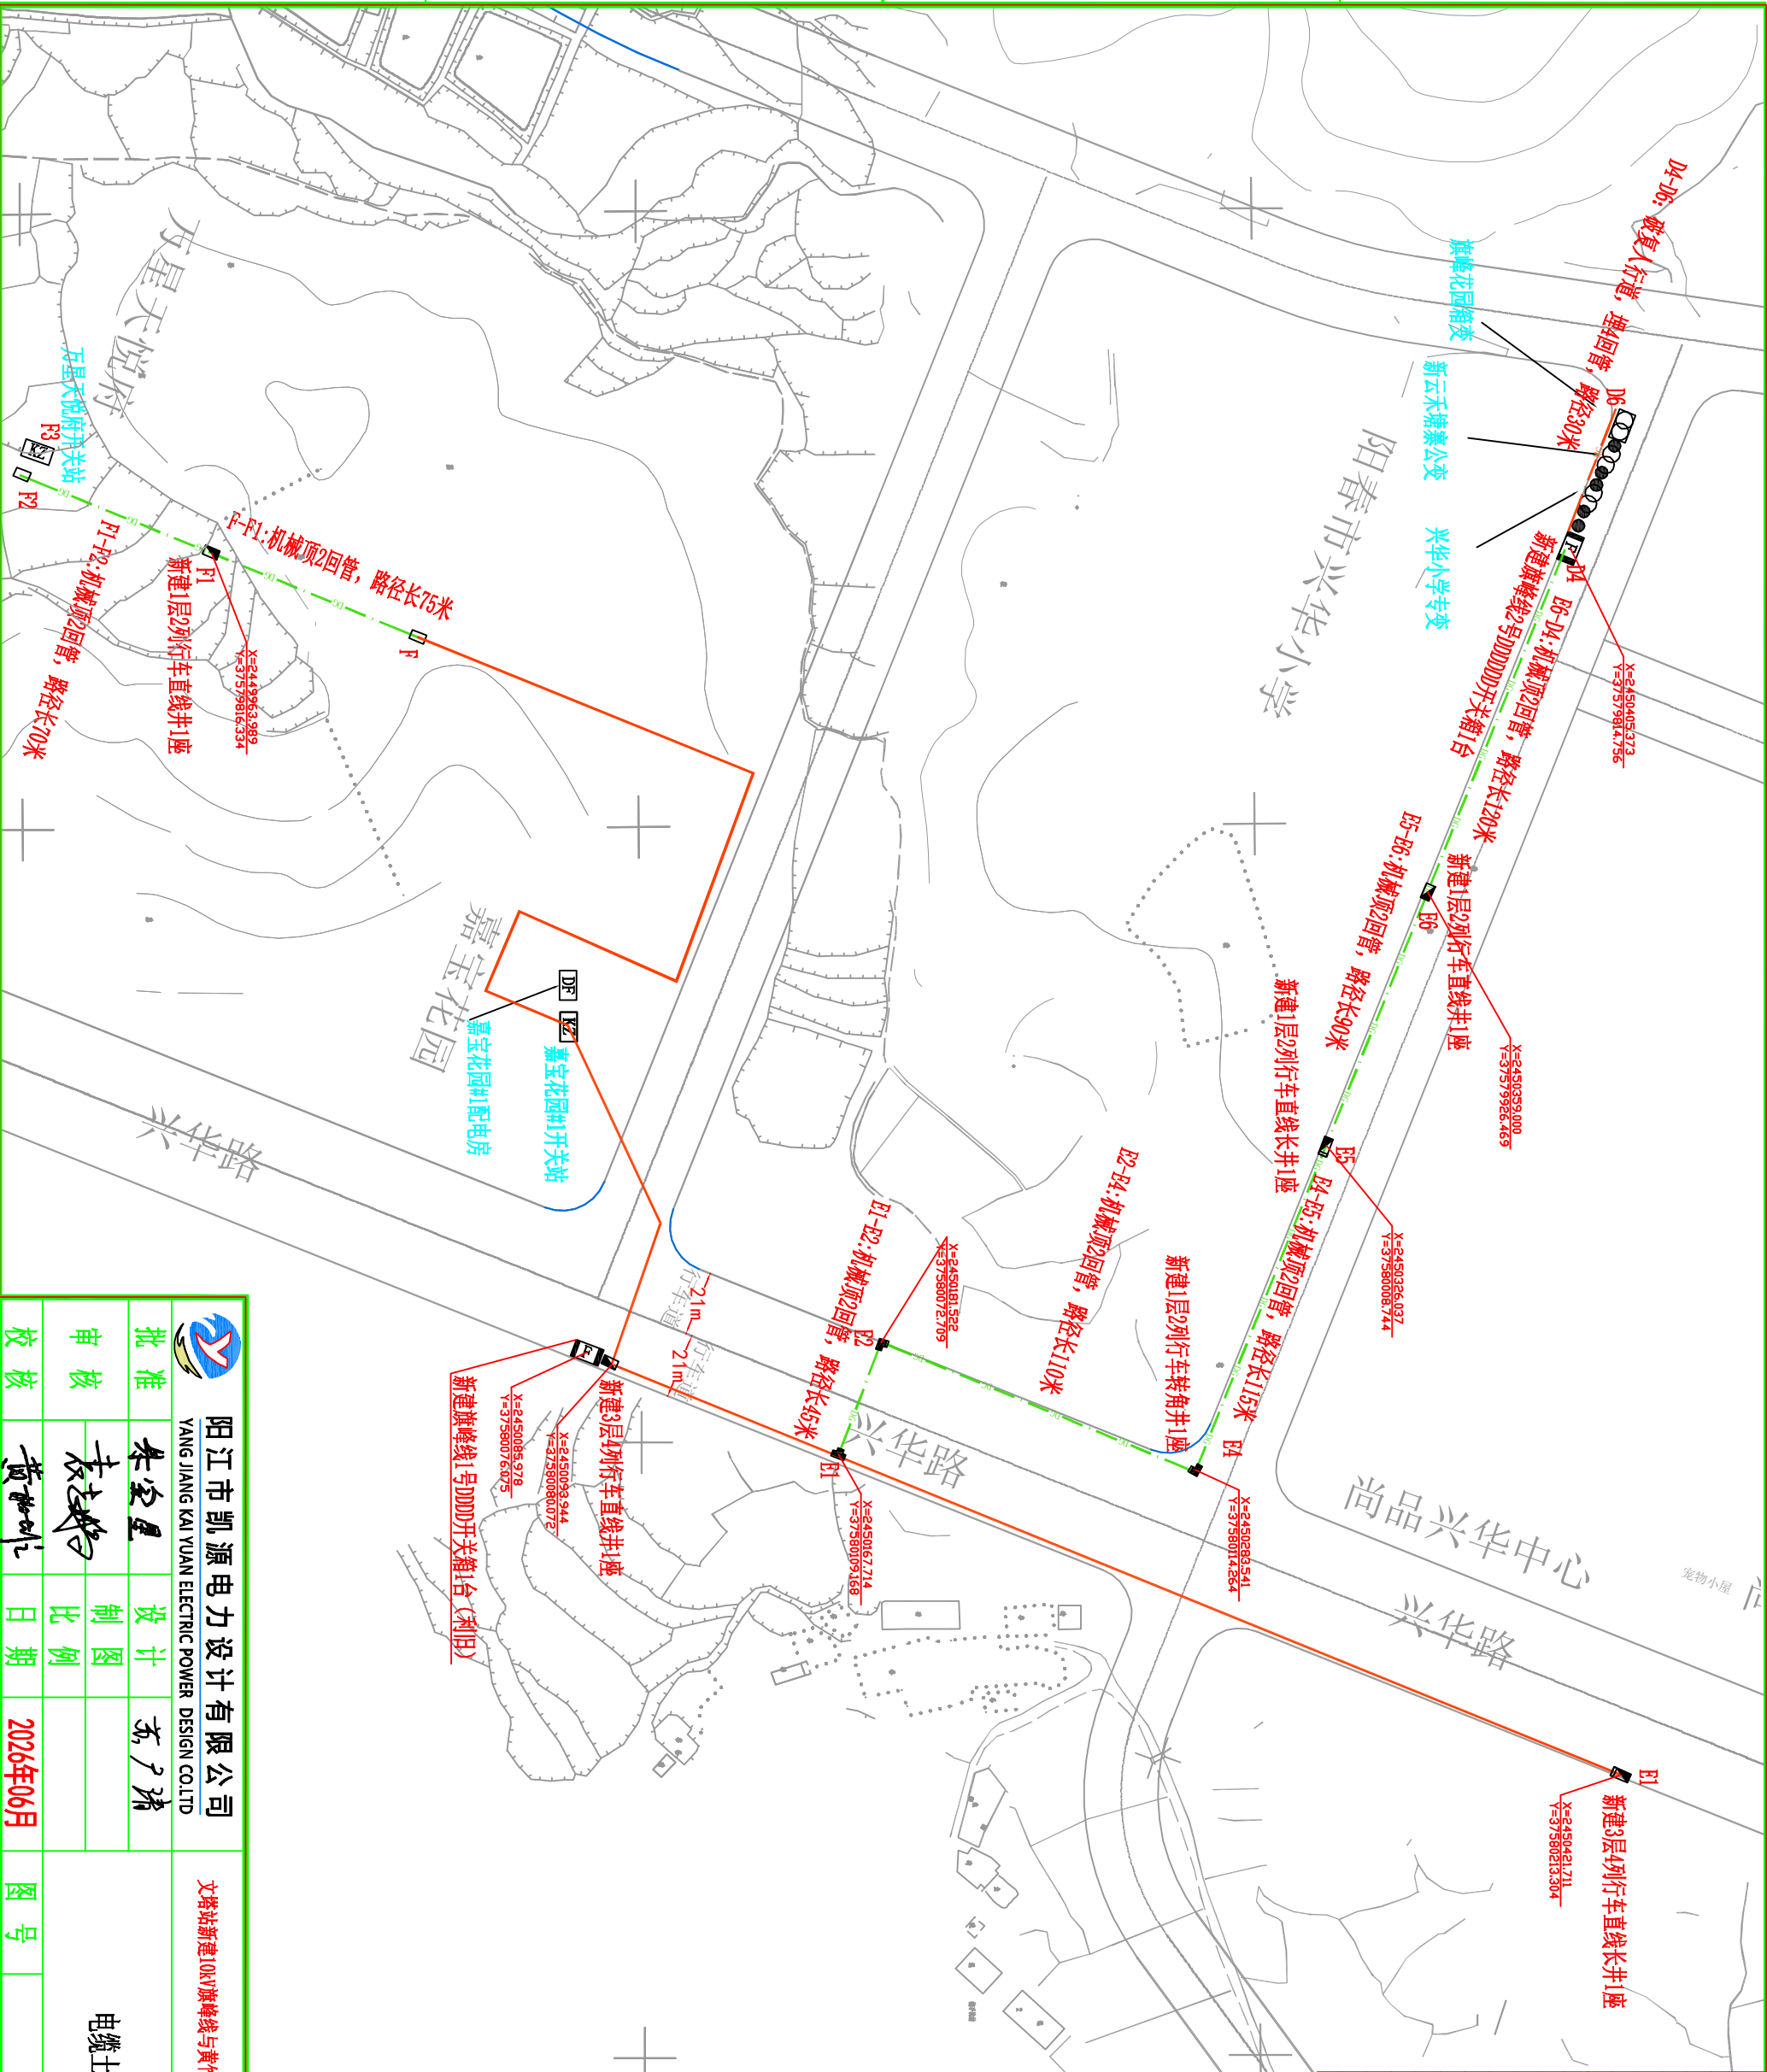

				阳江市凯源电力设计有限公司				文塔站新建10kV旗峰线与黄竹站F15福田线网架完善工程				报批图			
批准				朱空星				设计				东广瑞			
审核				袁志彬				制图							
校核				黄世利				比例							
				日期				2026年06月				图号			
												电缆土建施工走向 (五)			

土建专业图例表		
图例名称	原有	新建
电缆沟		
电缆埋管		
电缆顶管		
直埋长井		
三通井		
四通井		
台架变基础		
0.4kV水泥电杆基础		
10kV水泥电杆基础		
电缆分支箱基础		
电缆开关箱基础		
开关站		
配电房		
拆除工程量		

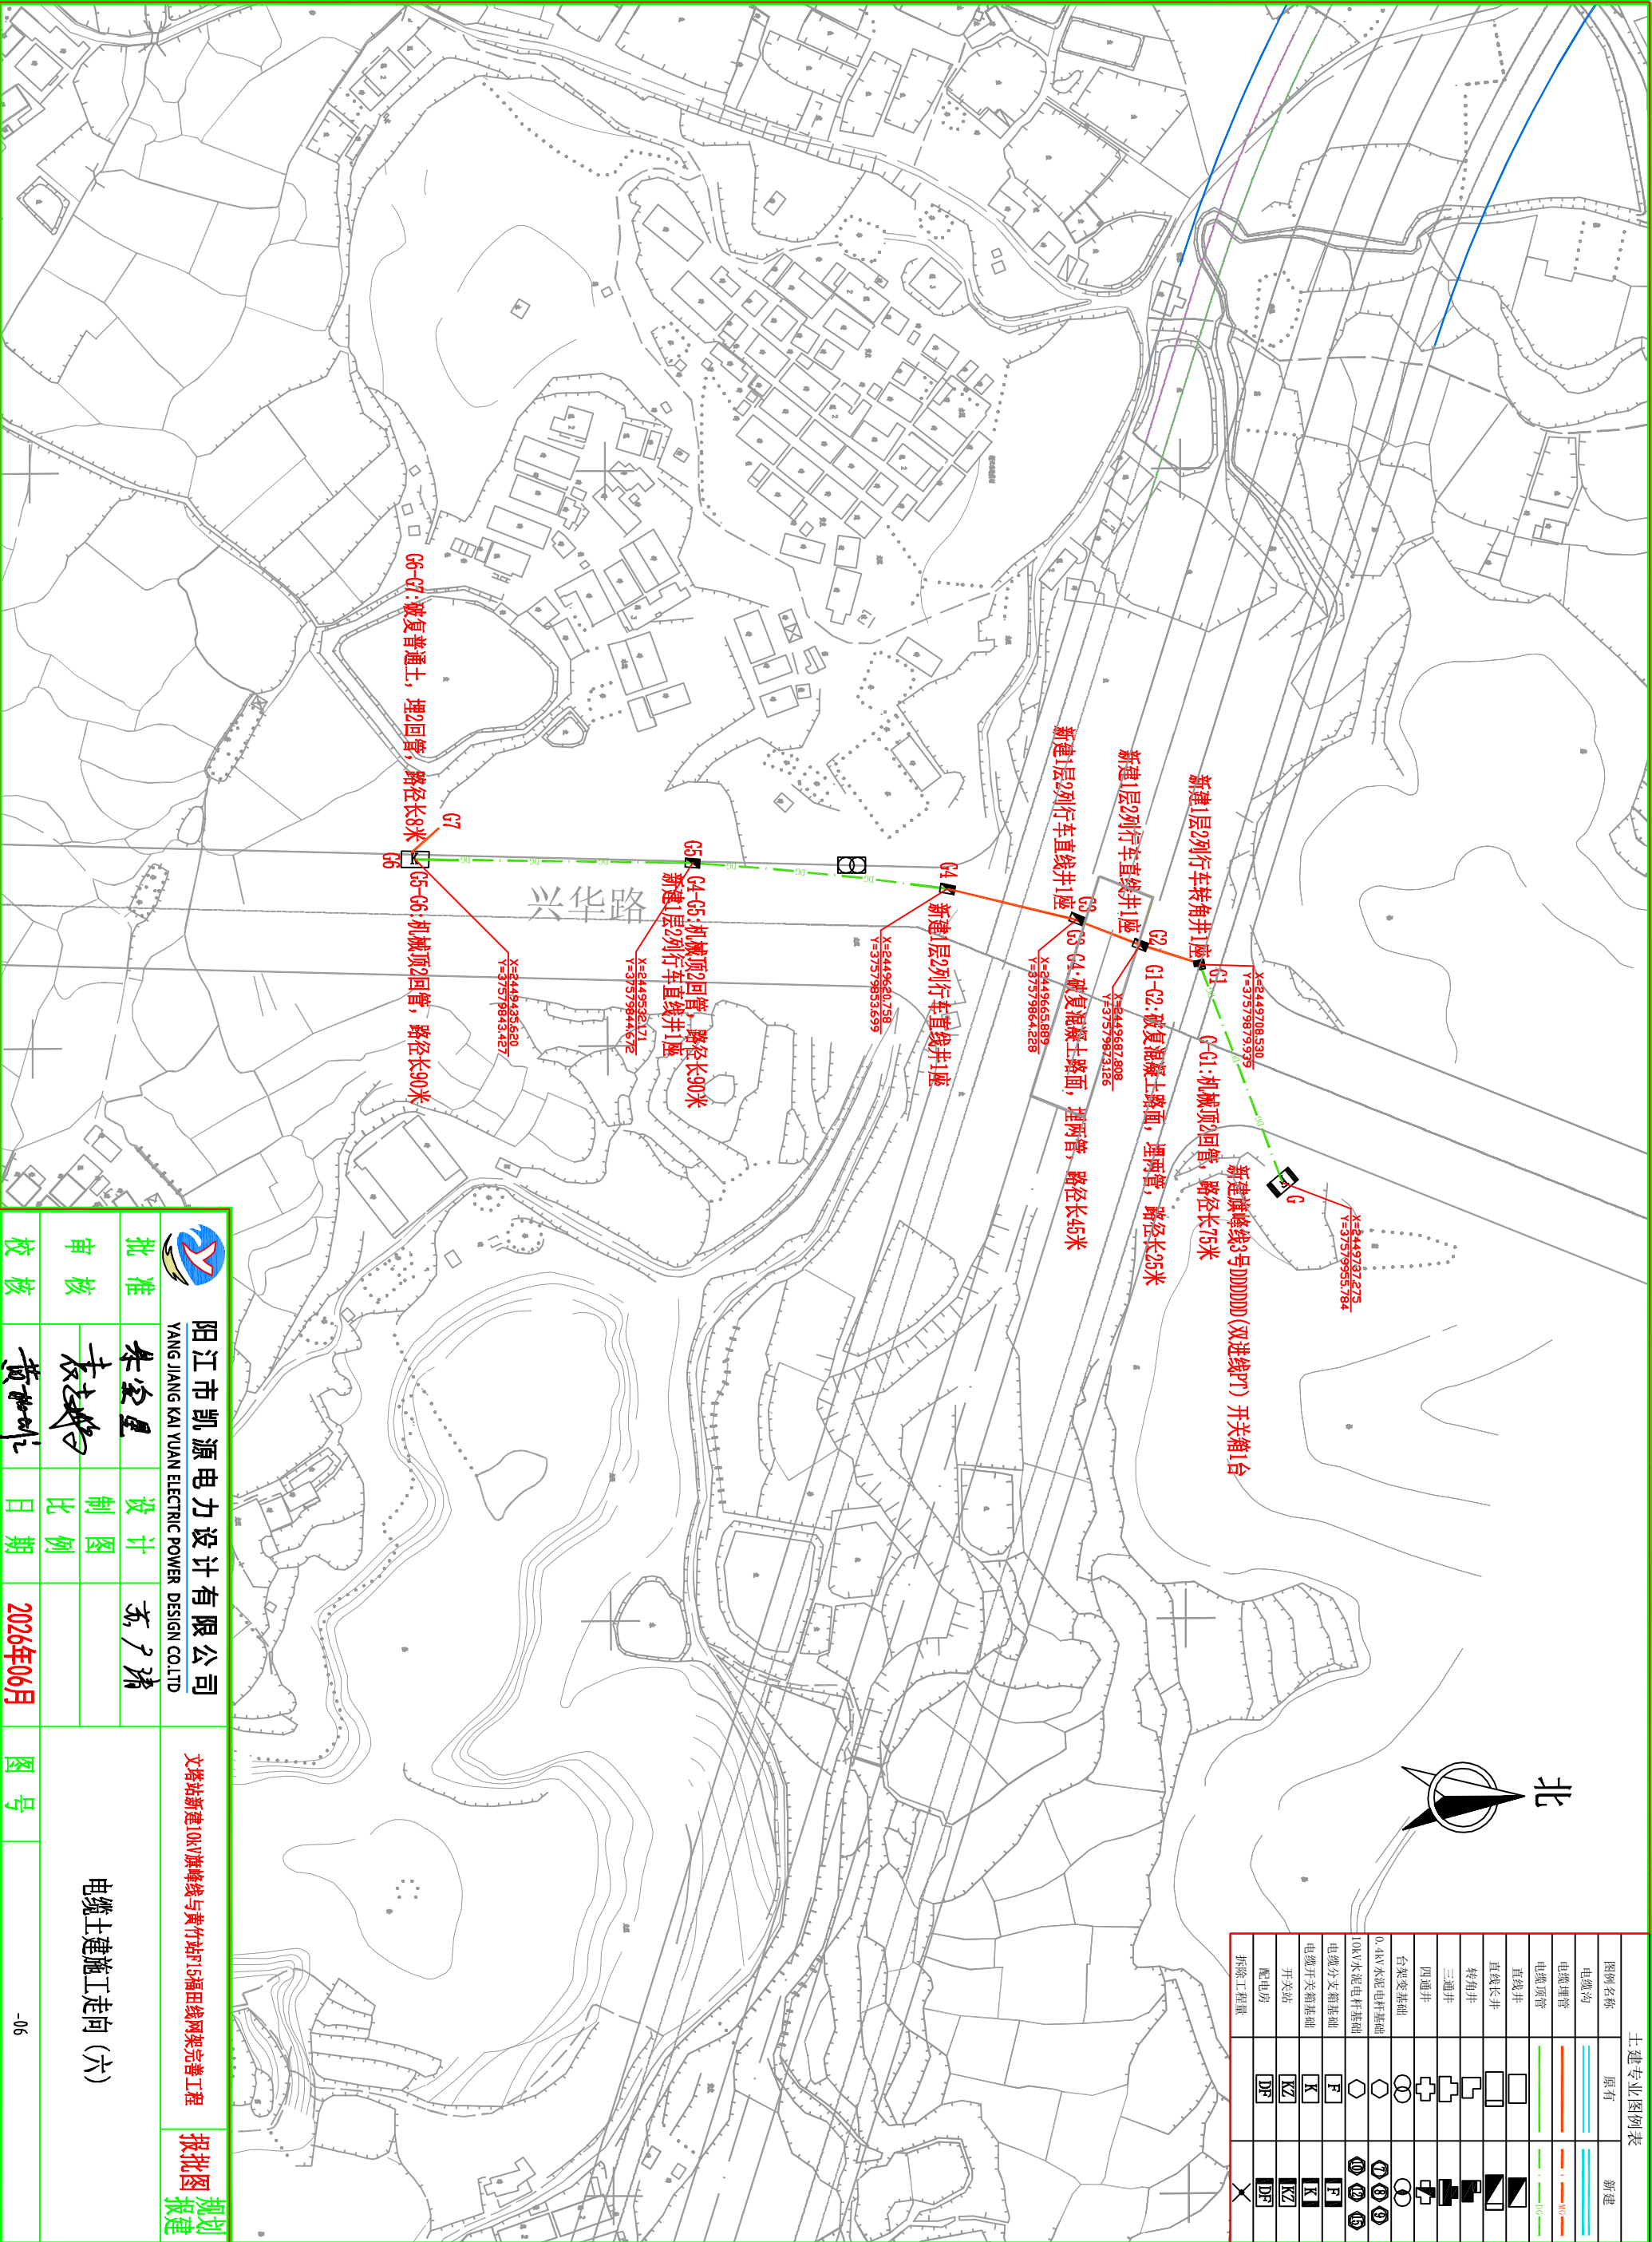

			阳江市凯源电力设计有限公司			文塔站新建10kV旗峰线与黄竹站F15福田线网架完善工程			报批图		
批准	朱空星	设计	东广瑞	设计	东广瑞	文塔站新建10kV旗峰线与黄竹站F15福田线网架完善工程	报批图	报批图	规划		
审核	袁志彬	制图	袁志彬	制图	袁志彬	文塔站新建10kV旗峰线与黄竹站F15福田线网架完善工程	报批图	报批图	规划		
校核	黄世华	日期	2026年06月	日期	2026年06月	文塔站新建10kV旗峰线与黄竹站F15福田线网架完善工程	报批图	报批图	规划		

电缆土建施工走向 (六)