


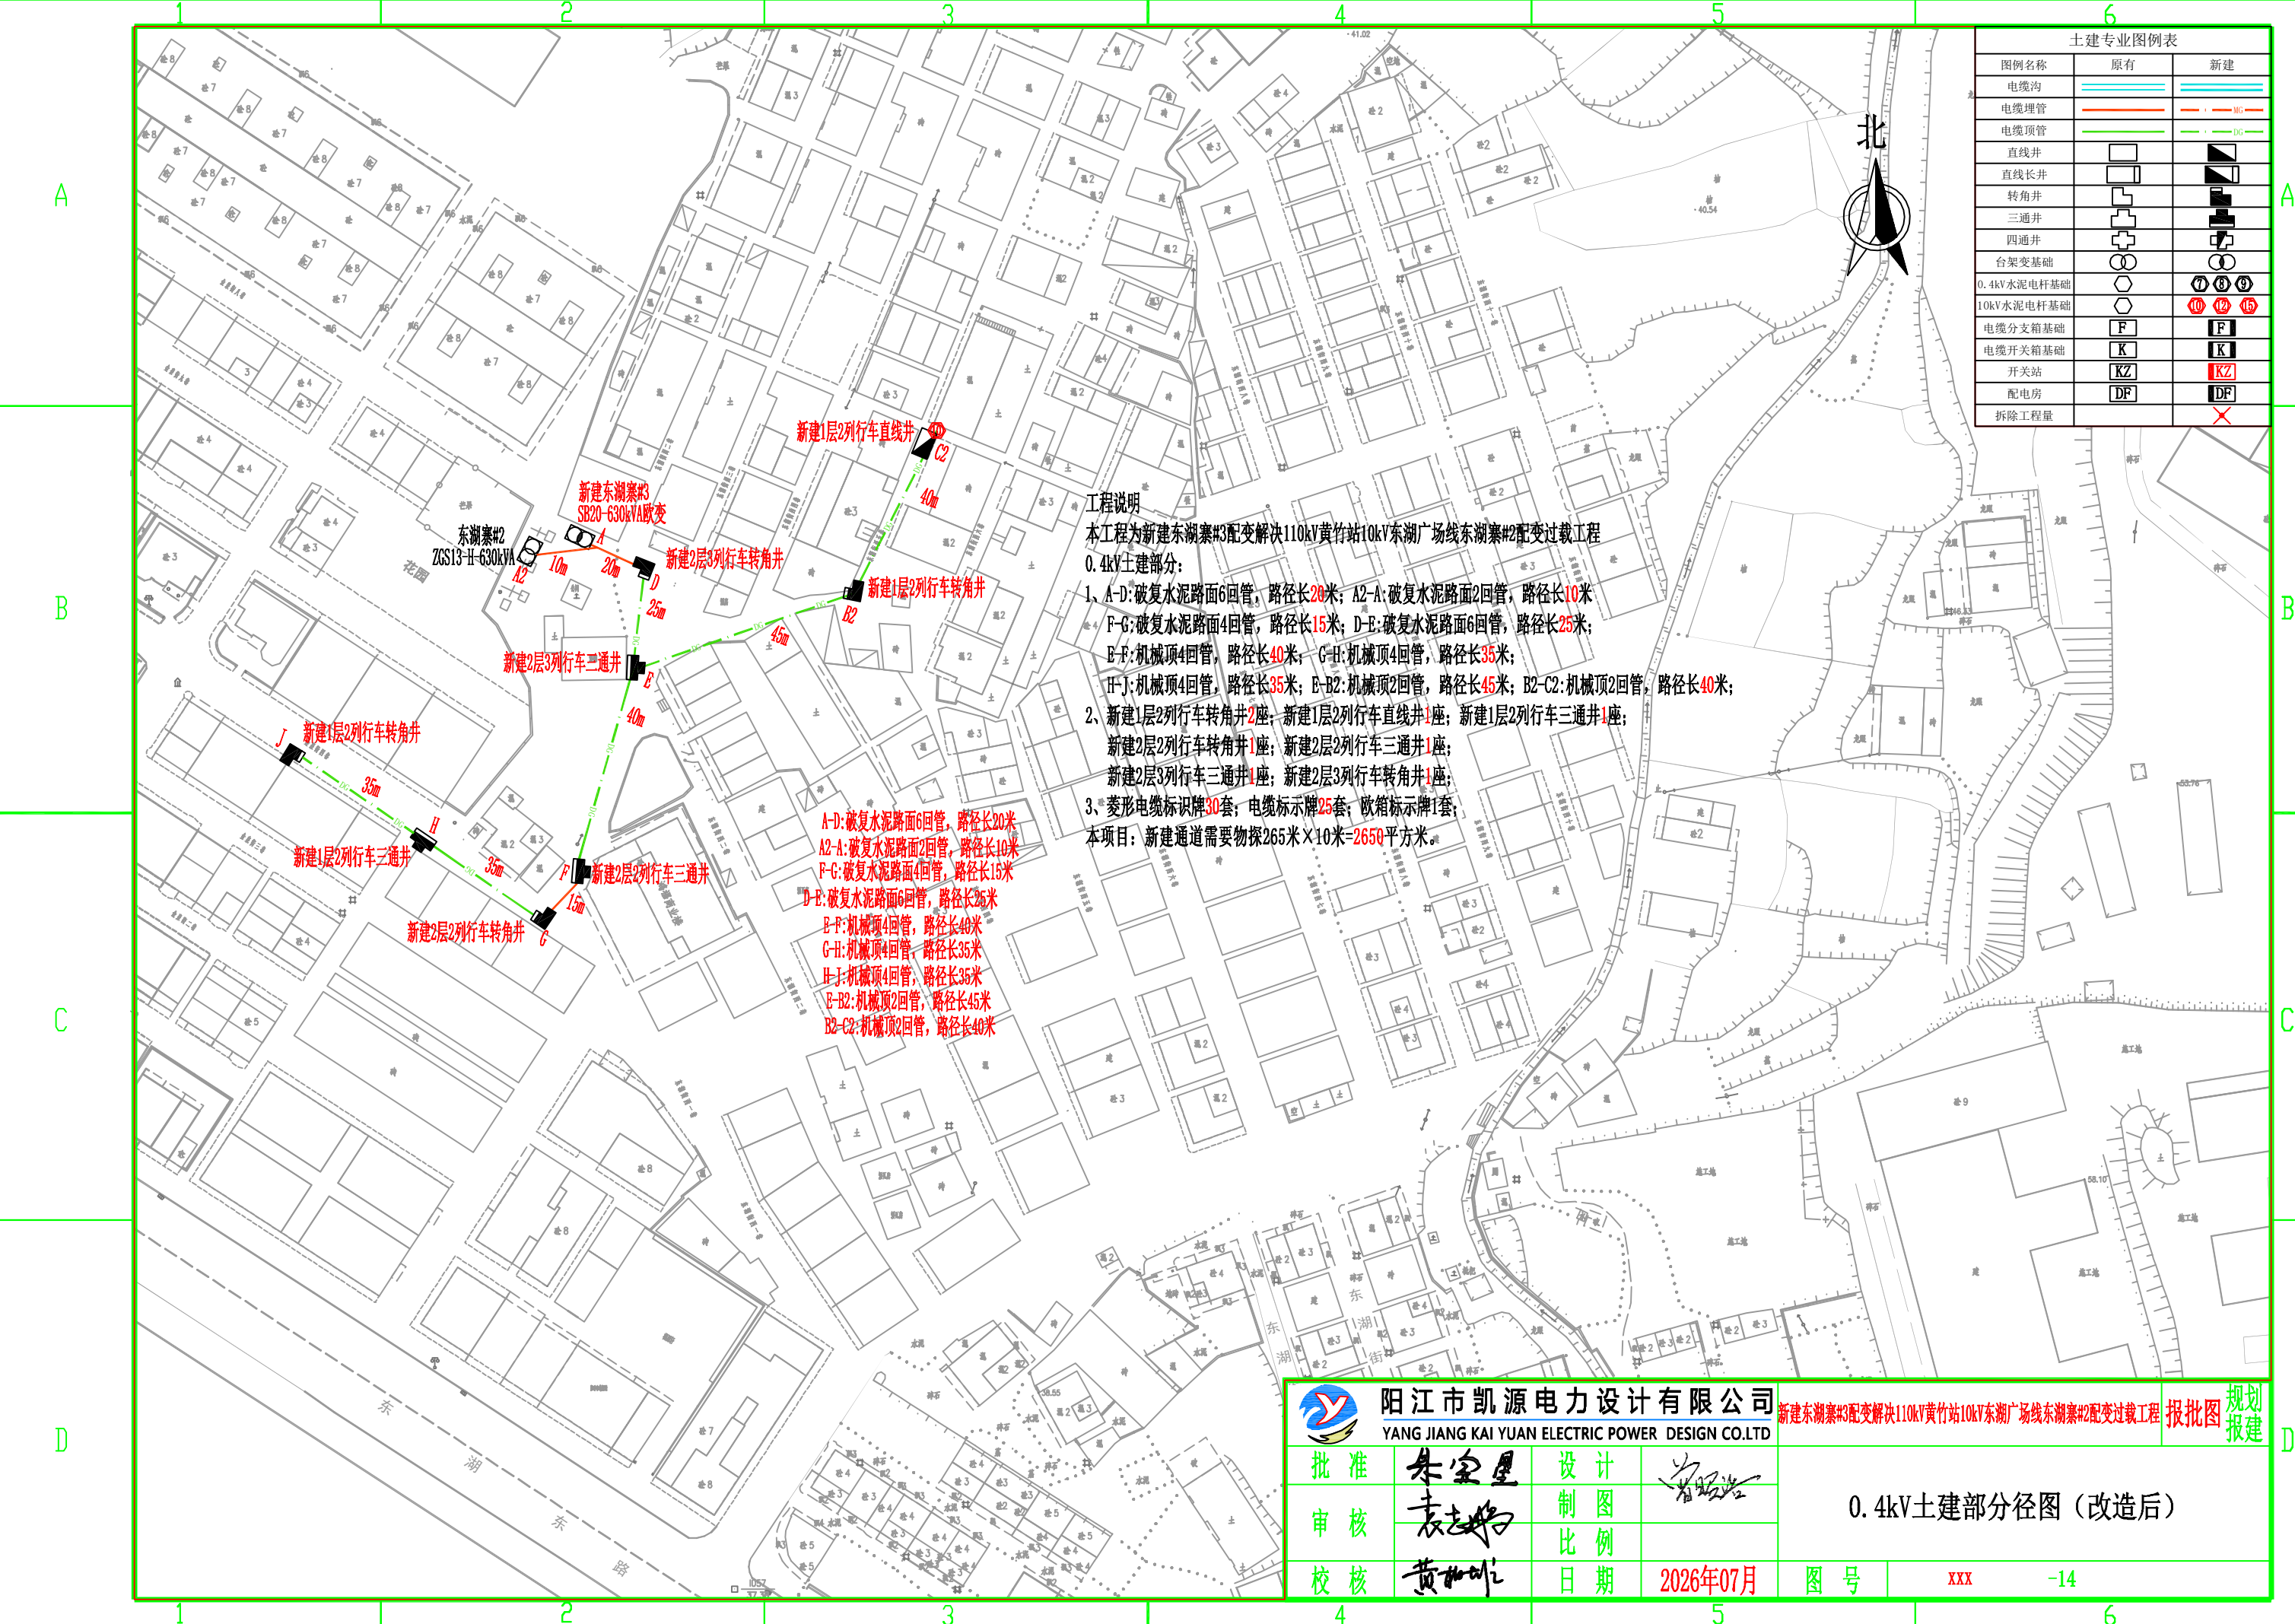

土建专业图例表		
图例名称	原有	新建
电缆沟		
电缆埋管		
电缆顶管		
直线井		
直线长井		
转角井		
三通井		
四通井		
台架变基础		
0.4kV水泥电杆基础		
10kV水泥电杆基础		
电缆分支箱基础		
电缆开关箱基础		
开关站		
配电房		
拆除工程量		

工程说明
本工程为新建东湖寨#3配变解决110kV黄竹站10kV东湖广场线东湖寨#2配变过载工程
0.4kV土建部分：
1、A-D:破复水泥路面6回管，路径长20米；A2-A:破复水泥路面2回管，路径长10米
F-G:破复水泥路面4回管，路径长15米；D-E:破复水泥路面6回管，路径长25米；
E-F:机械顶4回管，路径长40米；G-H:机械顶4回管，路径长35米；
H-I:机械顶4回管，路径长35米；E-B2:机械顶2回管，路径长45米；B2-C2:机械顶2回管，路径长40米；
2、新建1层2列行车转角井2座；新建1层2列行车直线井1座；新建1层2列行车三通井1座；
新建2层2列行车转角井1座；新建2层2列行车三通井1座；
新建2层3列行车三通井1座；新建2层3列行车转角井1座；
3、菱形电缆标识牌30套；电缆标示牌25套；欧箱标示牌1套；
本项目：新建通道需要物探265米×10米=2650平方米。

A-D:破复水泥路面6回管，路径长20米
A2-A:破复水泥路面2回管，路径长10米
F-G:破复水泥路面4回管，路径长15米
D-E:破复水泥路面6回管，路径长25米
E-F:机械顶4回管，路径长40米
G-H:机械顶4回管，路径长35米
H-I:机械顶4回管，路径长35米
E-B2:机械顶2回管，路径长45米
B2-C2:机械顶2回管，路径长40米

阳江市凯源电力设计有限公司

YANG JIANG KAI YUAN ELECTRIC POWER DESIGN CO.LTD

批准

朱宝星

设计

曾昭强

审核

袁志伟

制图

校核

黄加明

比例

日期

2026年07月

图号

XXX

规划报建

报批图

0.4kV土建部分径图（改造后）

-14